

PROJETO EXECUTIVO ANEXO E GABINETES

LISTA DE FOLHAS


ANEXO

FOLHA

01	PLANTA TÉRREO
02	PLANTA ANEXO
03	PLANTA DE COBERTURA
04	3D
05	3D
06	CORTES
07	SERRALHERIA
08	PONTOS HIDRÁULICOS E ELÉTRICOS
09	PLANTA DE FORRO E ILUMINAÇÃO

GABINETES

10	PLANTA DE DEMOLIR E CONSTRUIR E LAYOUT
11	PONTOS HIDRÁULICOS E ELÉTRICOS
12	PLANTA DE FORRO E ILUMINAÇÃO

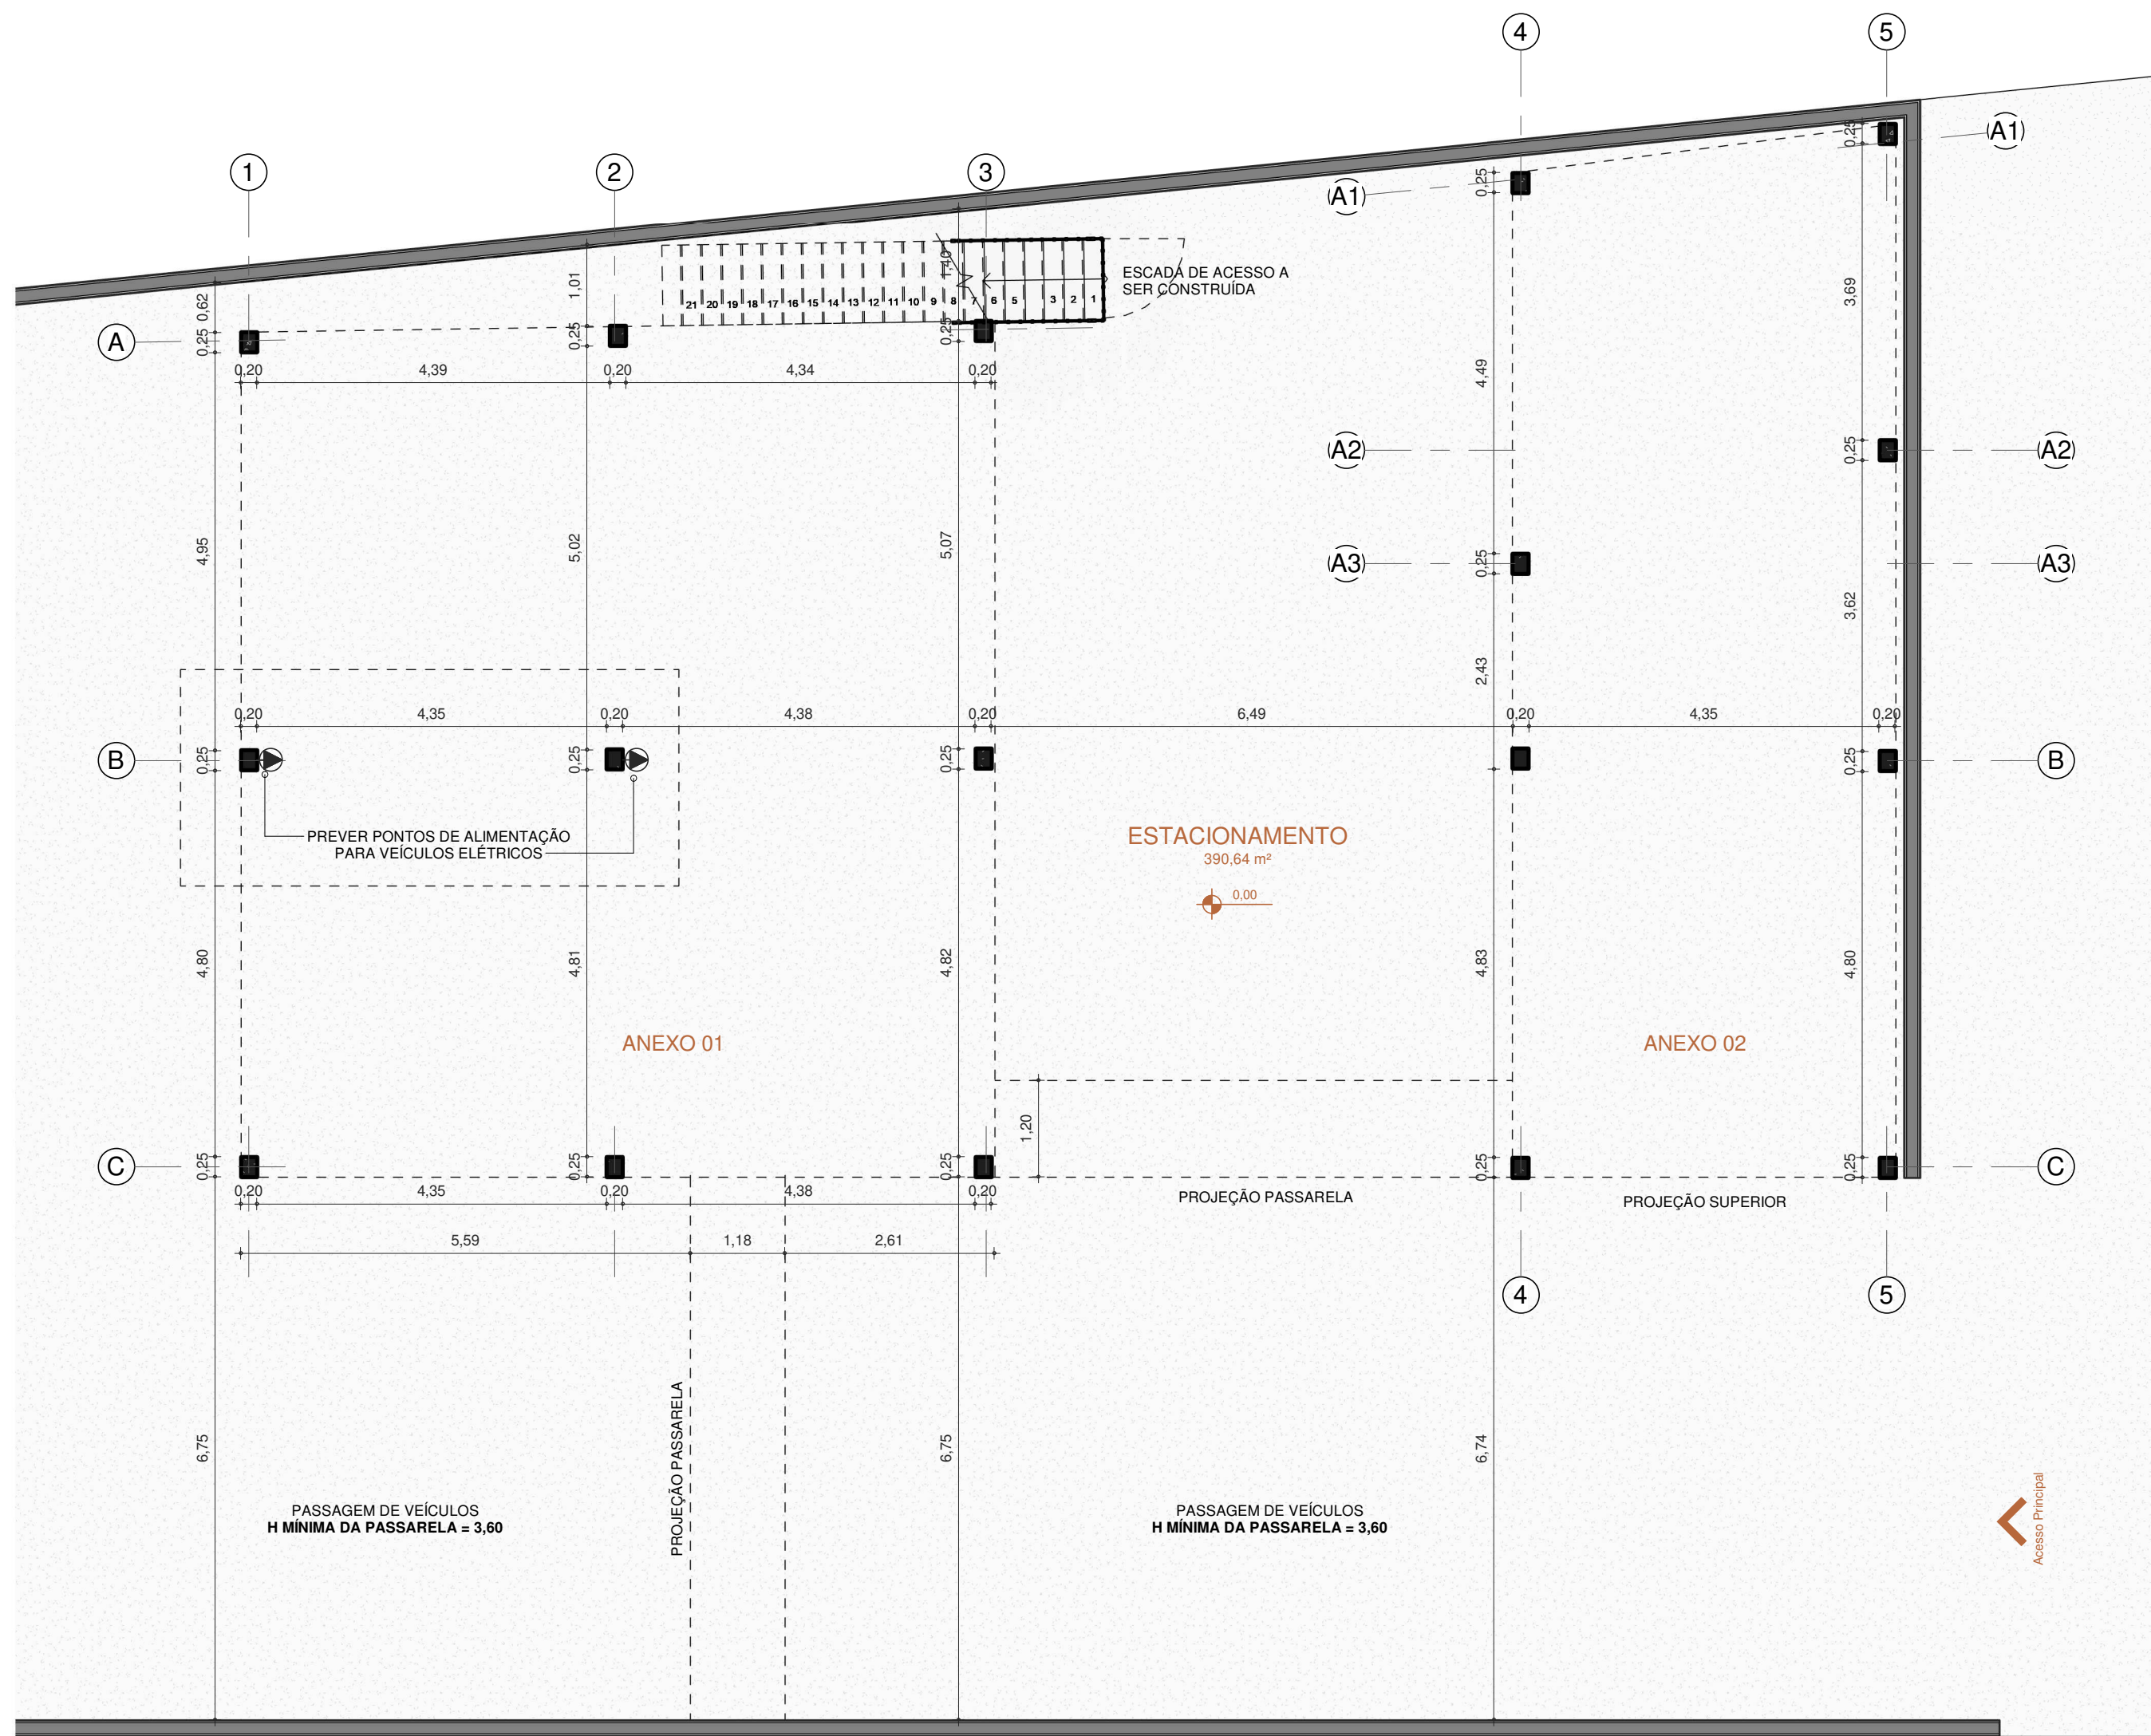


* DEVERÁ SER FEITA ANÁLISE DA ESTRUTURA EXISTENTE PARA DEFINIR A MELHOR ESTRATÉGIA DE EXTENSÃO DO ANEXO.

** A PASSARELA E O PRÉDIO ANEXO PRECISAM ESTAR ACIMA DE 3,60m PARA GARANTIR A PASSAGEM SEGURA DE CAMINHÕES POR BAIXO.

*** PREVER PONTOS DE ALIMENTAÇÃO PARA VEÍCULOS ELÉTRICOS

1 PLANTA BAIXA TÉRREO
Escala: 1 : 75

01 - A2	ENDEREÇO CÂMARA DOS VEREADORES DE EMBU DAS ARTES ANEXO ESTACIONAMENTO	TAMIRIS VIEIRA ARQUITETURA E INTERIORES ARQUITETUTATAMIRISVIEIRA@GMAIL.COM @ARQ.TAMIRISVIEIRA	PROPRIETÁRIO
	CONTEÚDO: PLANTA BAIXA TÉRREO DATA: 14/08/23		RESPONSÁVEL TÉCNICO
ESCALA: 1 : 75		STATUS: EXECUTIVO	

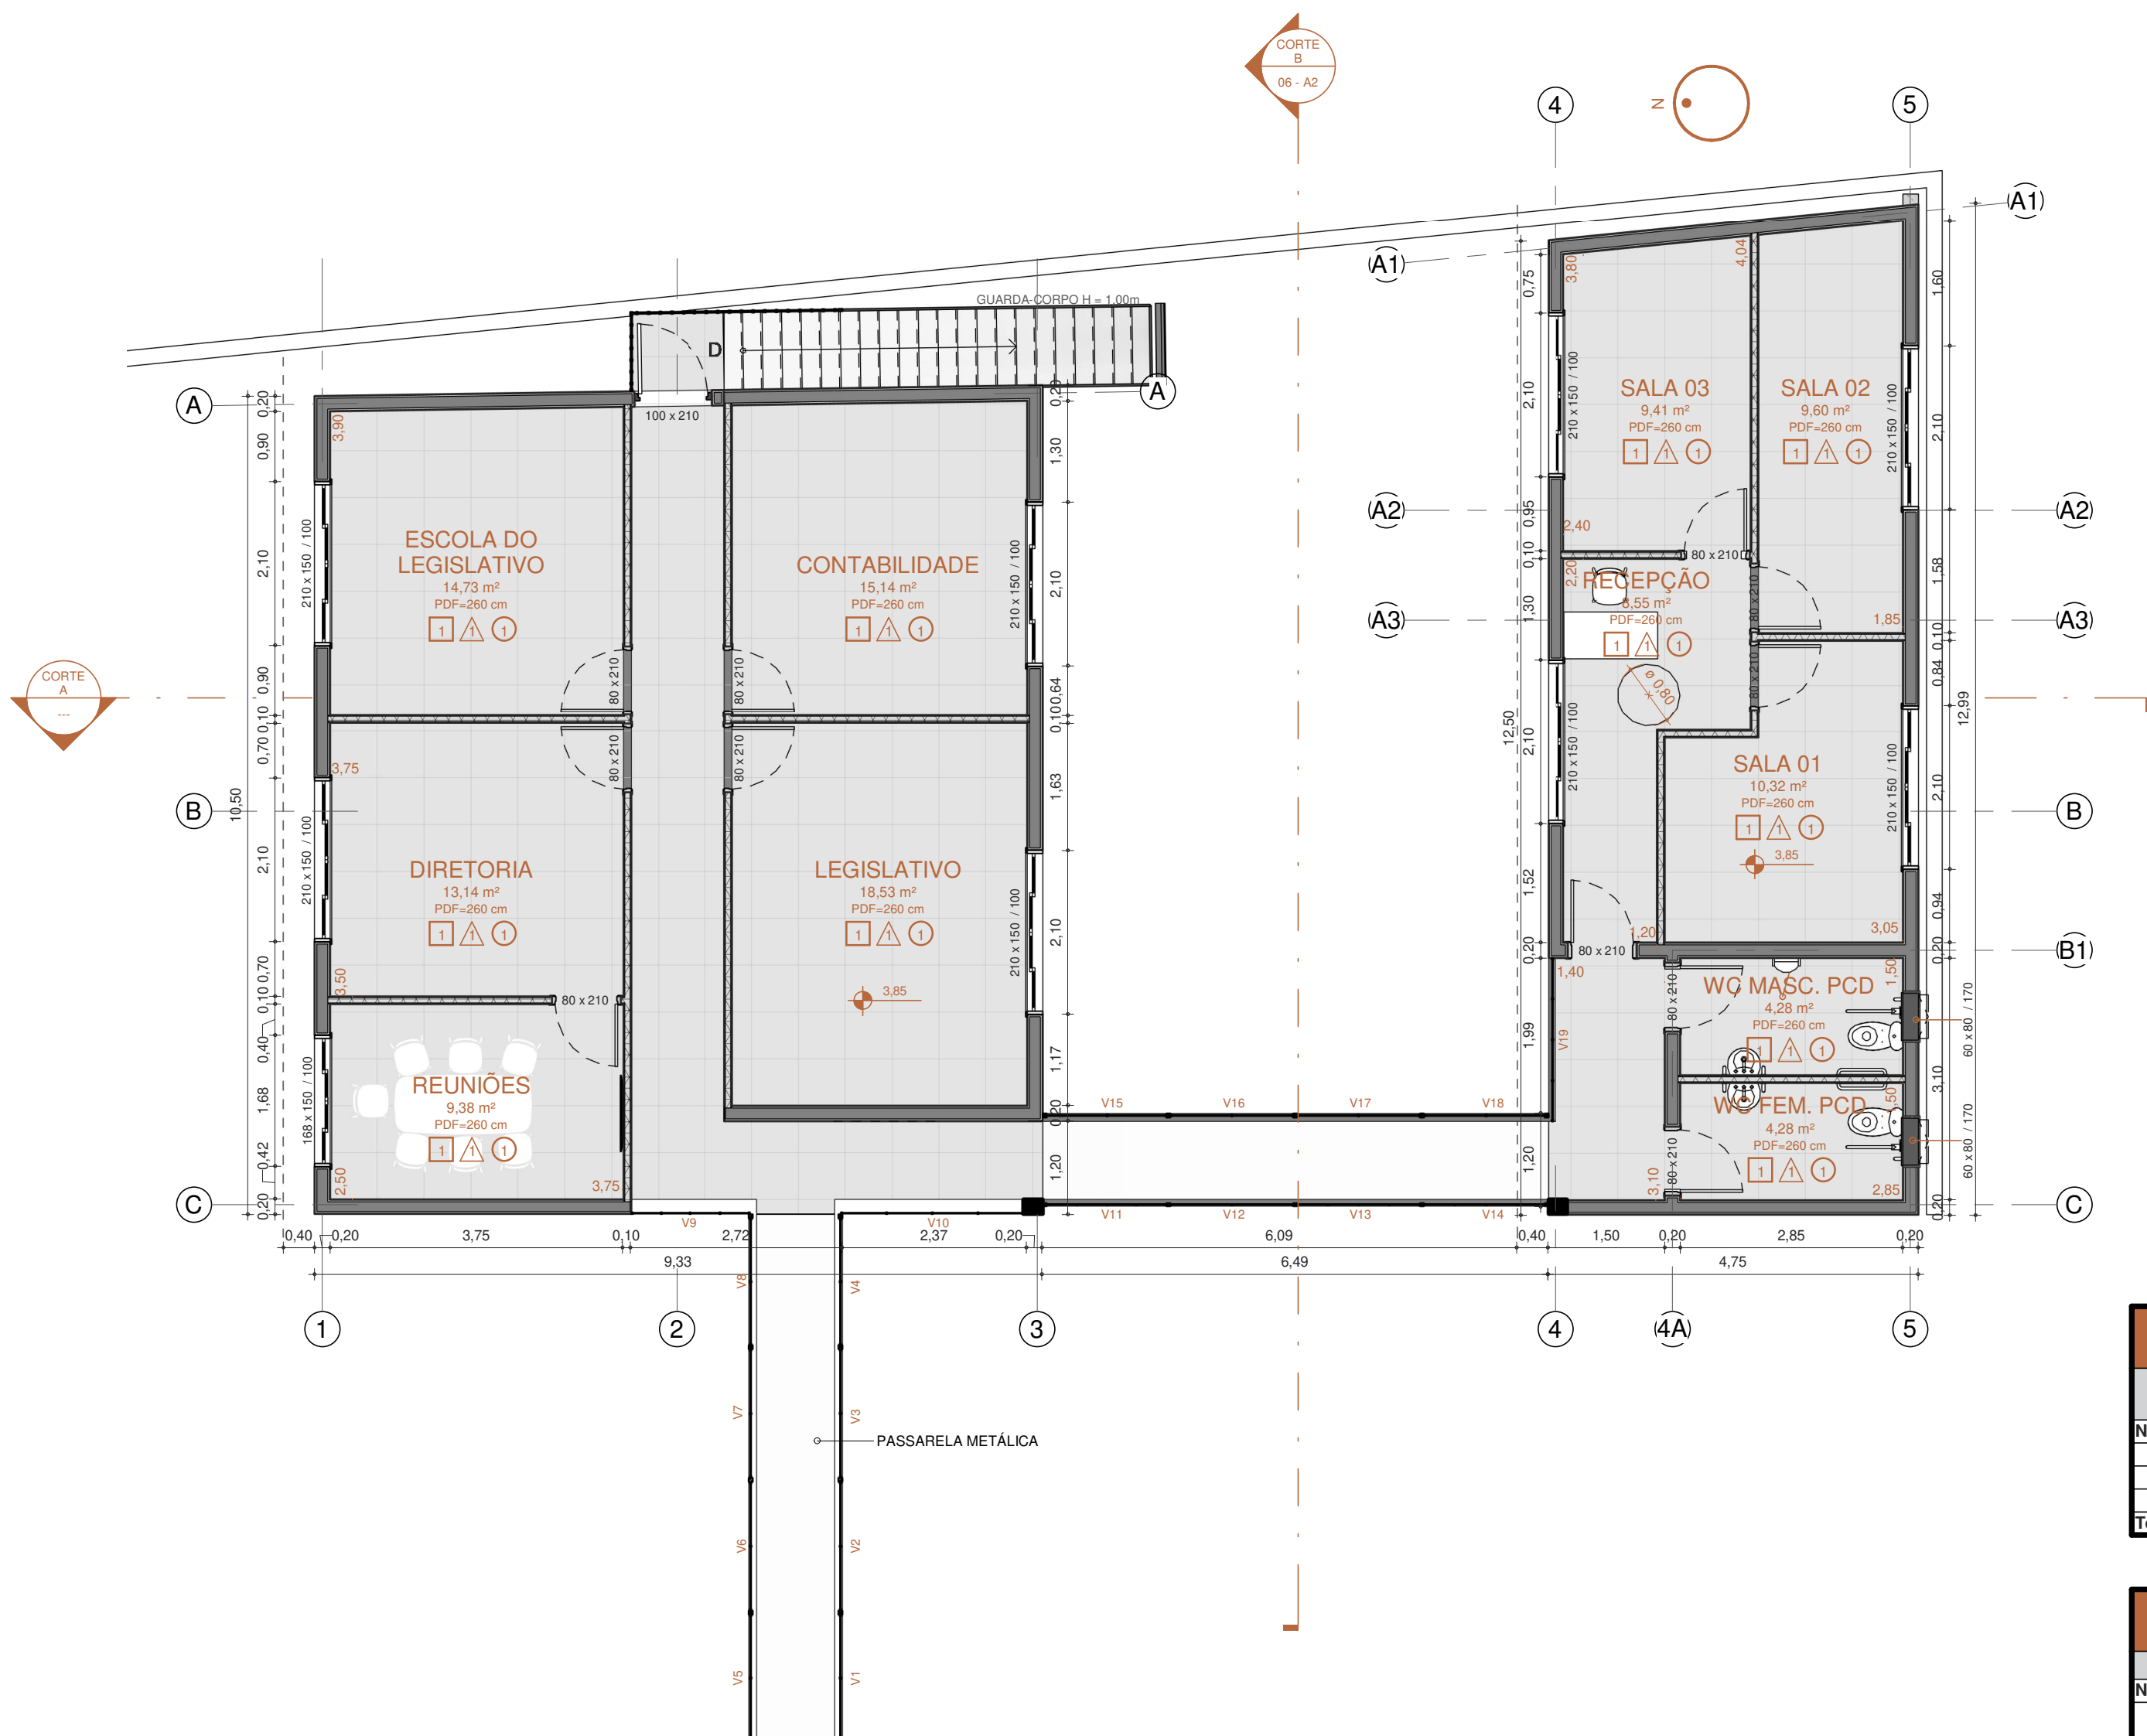

1 PLANTA BAIXA ANEXO
Escala: 1 : 75

REVESTIMENTOS			
	SÍMBOLO	1	QUANT.
PISO		PORCELANATO 60x60 PORTOBELLO NORD CEMENT	142m²
PAREDE		PINTURA ACRÍLICA ACETINADA BRANCA	Verificar
TETO		FORRO DE GESSO ACARTONADO TABICADO PINTURA BRANCA	134m²

TABELA DE PAINÉIS DE VIDRO					
Marca	Comprimento	Altura	Peitoril	Fase criada	Comentários

V1	1,72	1,30	1,10	Construção nova	Basculante
V2	1,65	1,30	1,10	Construção nova	Basculante
V3	1,65	1,30	1,10	Construção nova	Basculante
V4	1,63	1,30	1,10	Construção nova	Basculante
V5	1,72	1,30	1,10	Construção nova	Basculante
V6	1,65	1,30	1,10	Construção nova	Basculante
V7	1,65	1,30	1,10	Construção nova	Basculante
V8	1,63	1,30	1,10	Construção nova	Basculante
V9	1,58	1,30	1,10	Construção nova	Correr
V10	2,34	1,30	1,10	Construção nova	Correr
V11	1,55	1,30	1,10	Construção nova	Basculante
V12	1,57	1,30	1,10	Construção nova	Basculante
V13	1,57	1,30	1,10	Construção nova	Basculante
V14	1,60	1,30	1,10	Construção nova	Basculante
V15	1,70	1,30	1,10	Construção nova	Basculante
V16	1,57	1,30	1,10	Construção nova	Basculante
V17	1,57	1,30	1,10	Construção nova	Basculante
V18	1,60	1,30	1,10	Construção nova	Basculante
V19	2,19	1,30	1,10	Construção nova	Correr

TABELA DE JANELAS							
QTD.	CÓD.	DESCRIÇÃO	ALTURA	LARGURA	ALTURA PEITORIL	Fase criada	Local
N2-AC							
8	J1	Janela de Correr 4 Folhas	1,50	2,10	1,00	Construção nova	Anexo
1	J2	Janela de Correr 4 Folhas	1,50	1,68	1,00	Construção nova	Anexo
2	J3	Janela Maxim-Ar com Bandeira	0,80	0,60	1,70	Construção nova	Anexo
Total geral: 11							


TABELA DE PORTAS						
QTD.	CÓD.	DESCRIÇÃO	ALTURA	LARGURA	Fase criada	Local
N2-AC						
11	P01	Porta de Giro de madeira maciça	2,10	0,80	Construção nova	Anexo
1	P02	Porta corta-fogo	2,10	1,00	Construção nova	Anexo
Total geral: 12						

02 - A2


ENDEREÇO
CÂMARA DOS VEREADORES DE EMBU DAS ARTES
ANEXO ESTACIONAMENTO
CONTEÚDO:
PLANTA BAIXA ANEXO
DATA: 14/08/23
ESCALA: Como indicado

TAMIRIS VIEIRA
ARQUITETURA E INTERIORES
ARQUITETURA@TAMIRISVIEIRA.COM
@ARQ.TAMIRISVIEIRA

PROPRIETÁRIO
RESPONSÁVEL TÉCNICO
STATUS:
EXECUTIVO

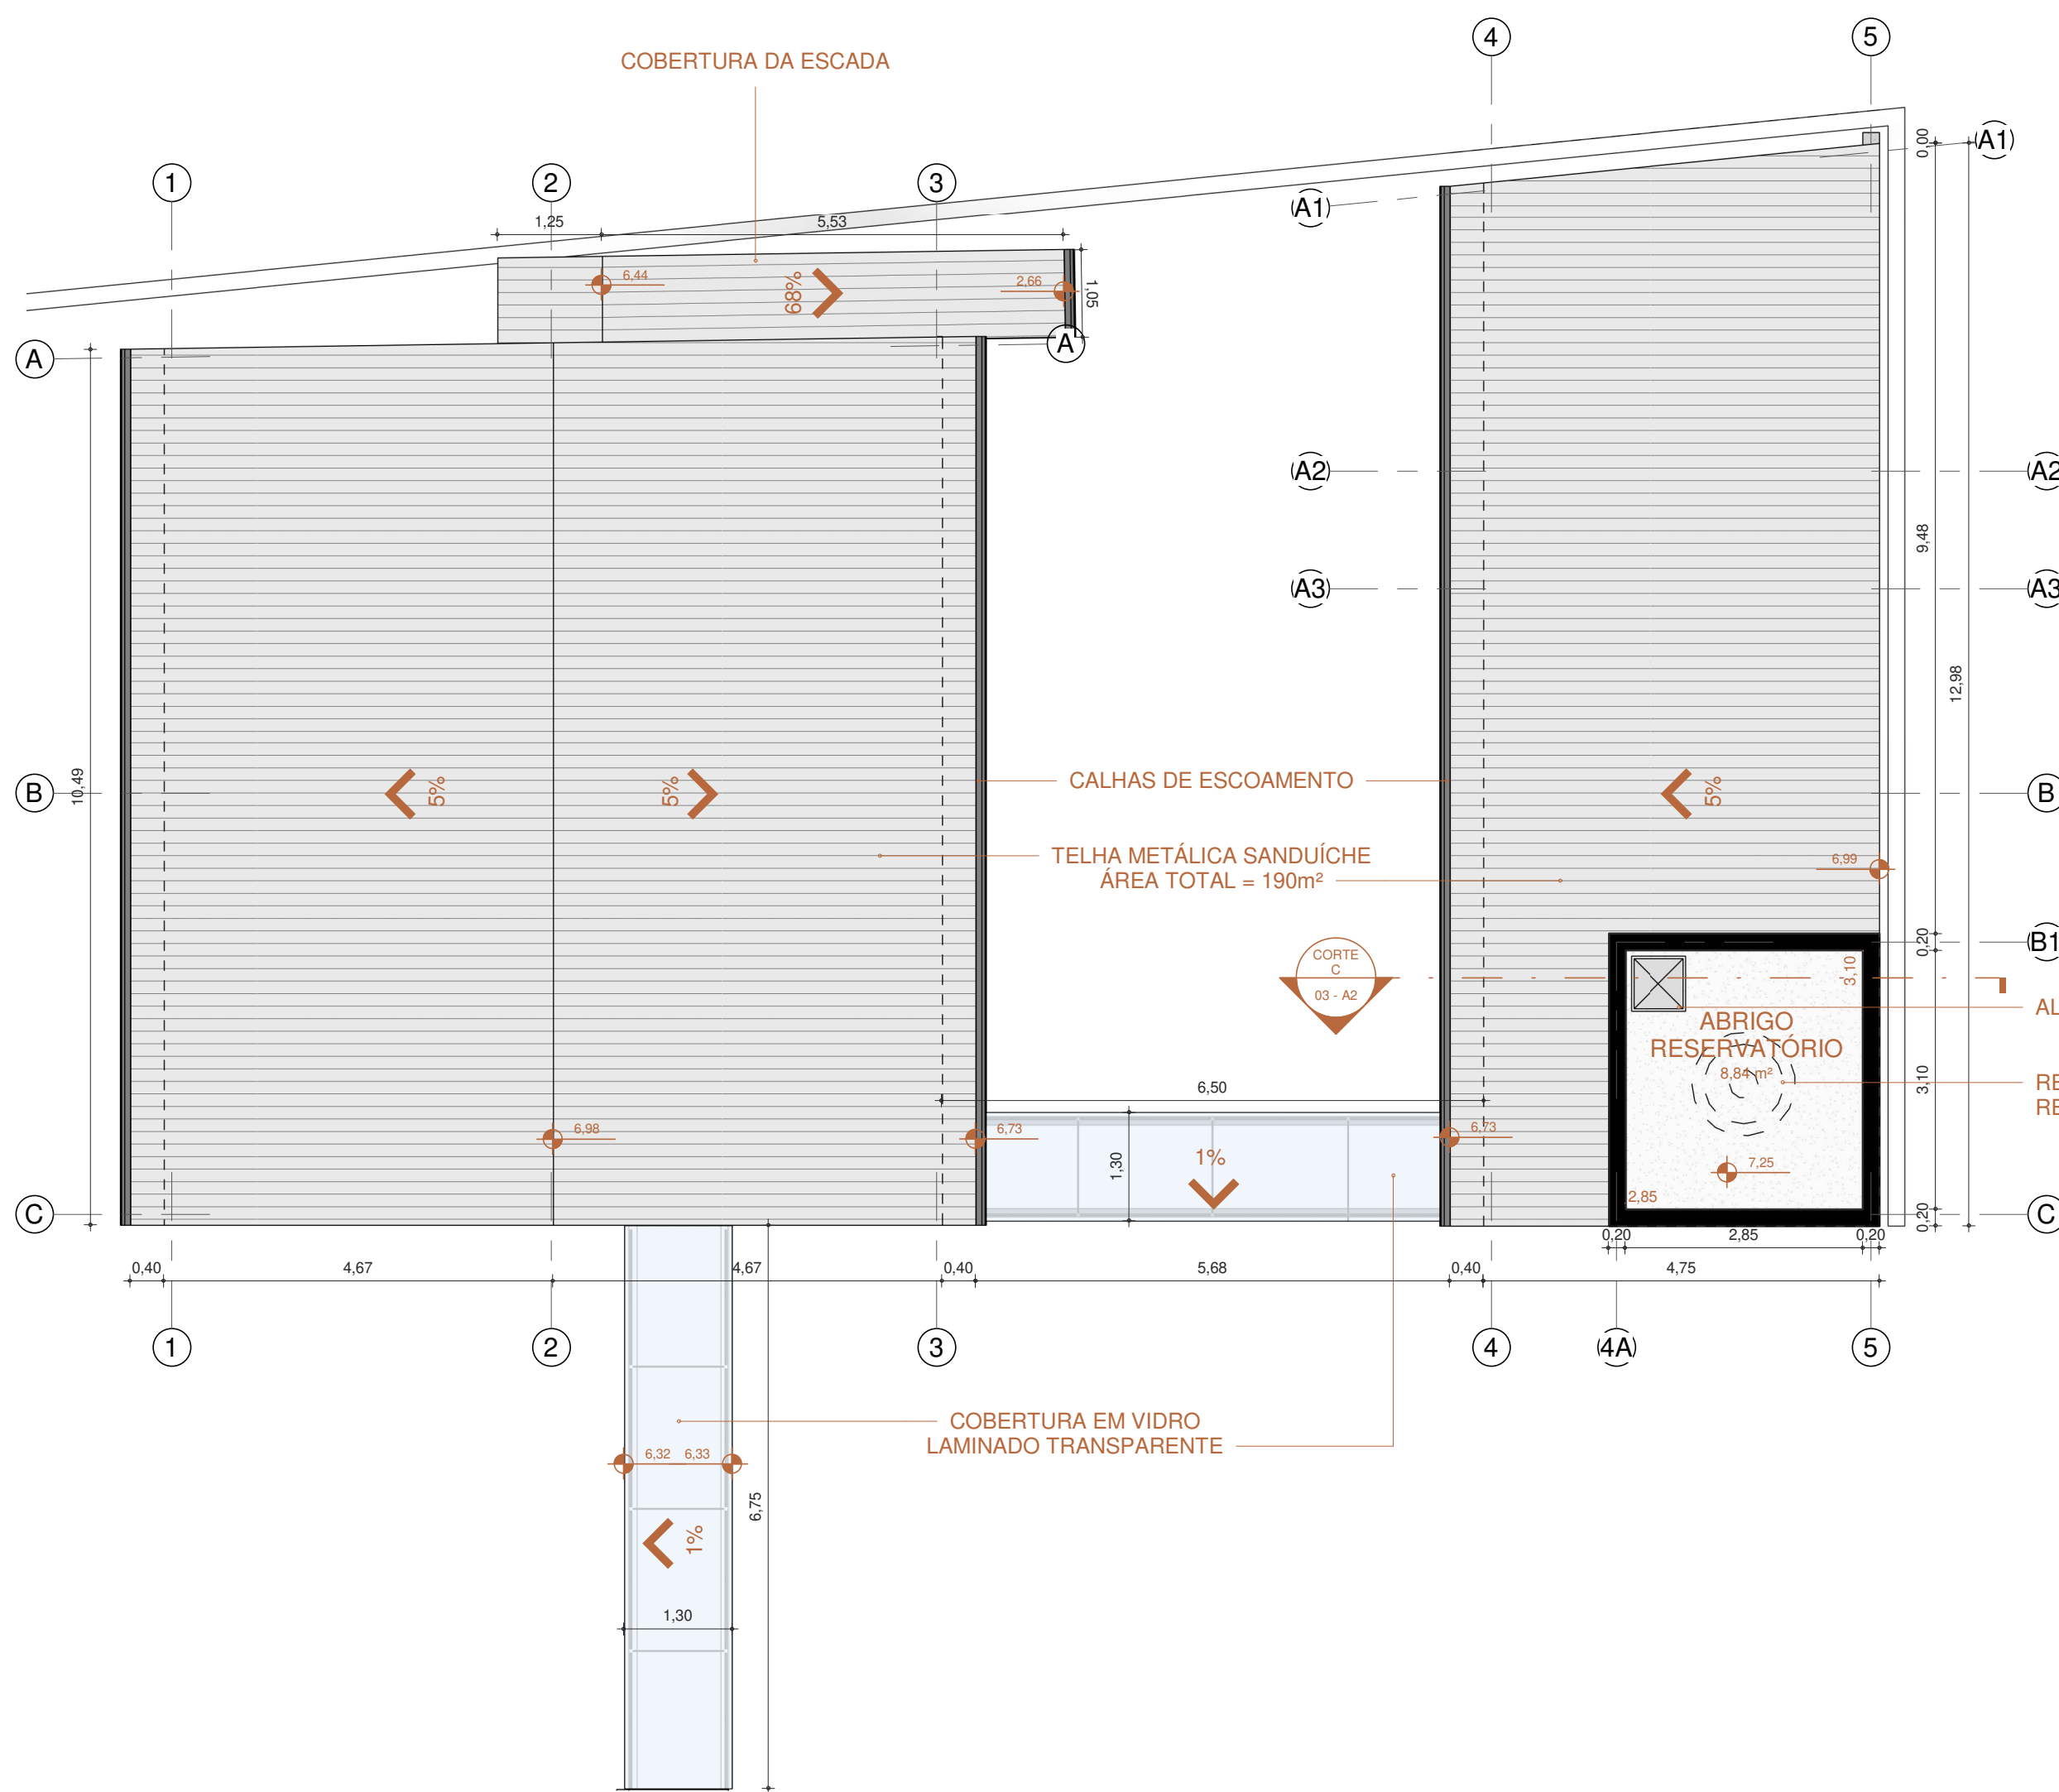

1 PLANTA DE COBERTURA
Escala: 1 : 75

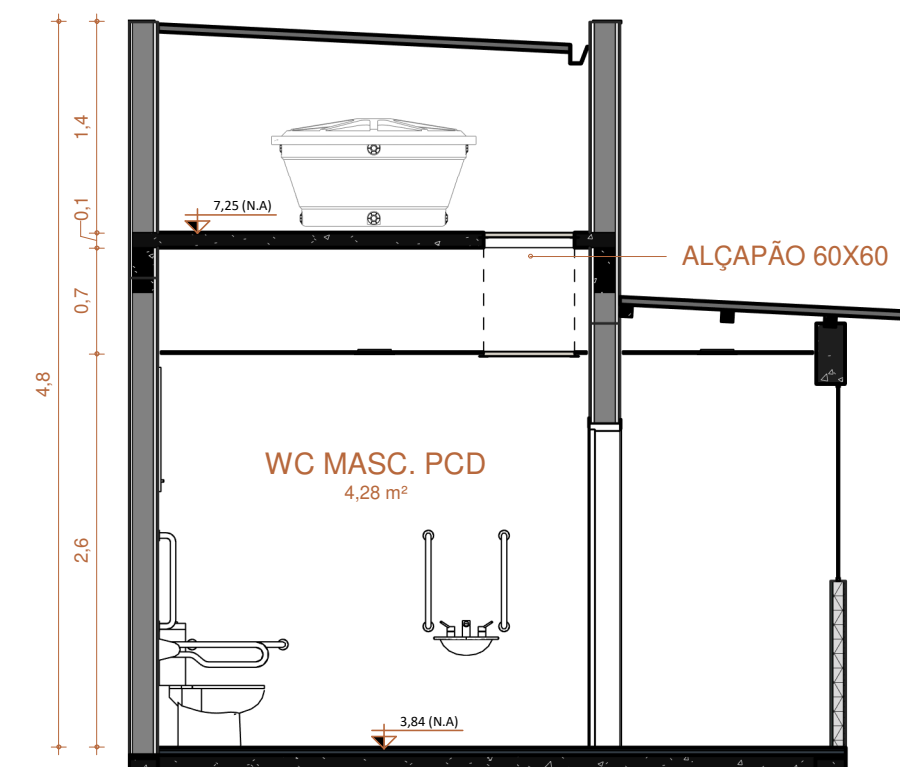

2 CORTE C
Escala: 1 : 50


03 - A2

ENDEREÇO
CÂMARA DOS VEREADORES DE EMBU DAS ARTES
ANEXO ESTACIONAMENTO
CONTEÚDO:
PLANTA DE COBERTURA
DATA: 14/08/23
ESCALA: Como indicado

TAMIRIS VIEIRA
ARQUITETURA E INTERIORES
@ARQ.TAMIRISVIEIRA

PROPRIETÁRIO
RESPONSÁVEL TÉCNICO
STATUS:
EXECUTIVO

PROJETO PROTEGIDO PELA LEI DOS DIREITOS AUTORAIS 9610/98 E NÃO PODE SER EXECUTADO OU ALTERADO SEM A EXPRESSA AUTORIZAÇÃO DO AUTOR.

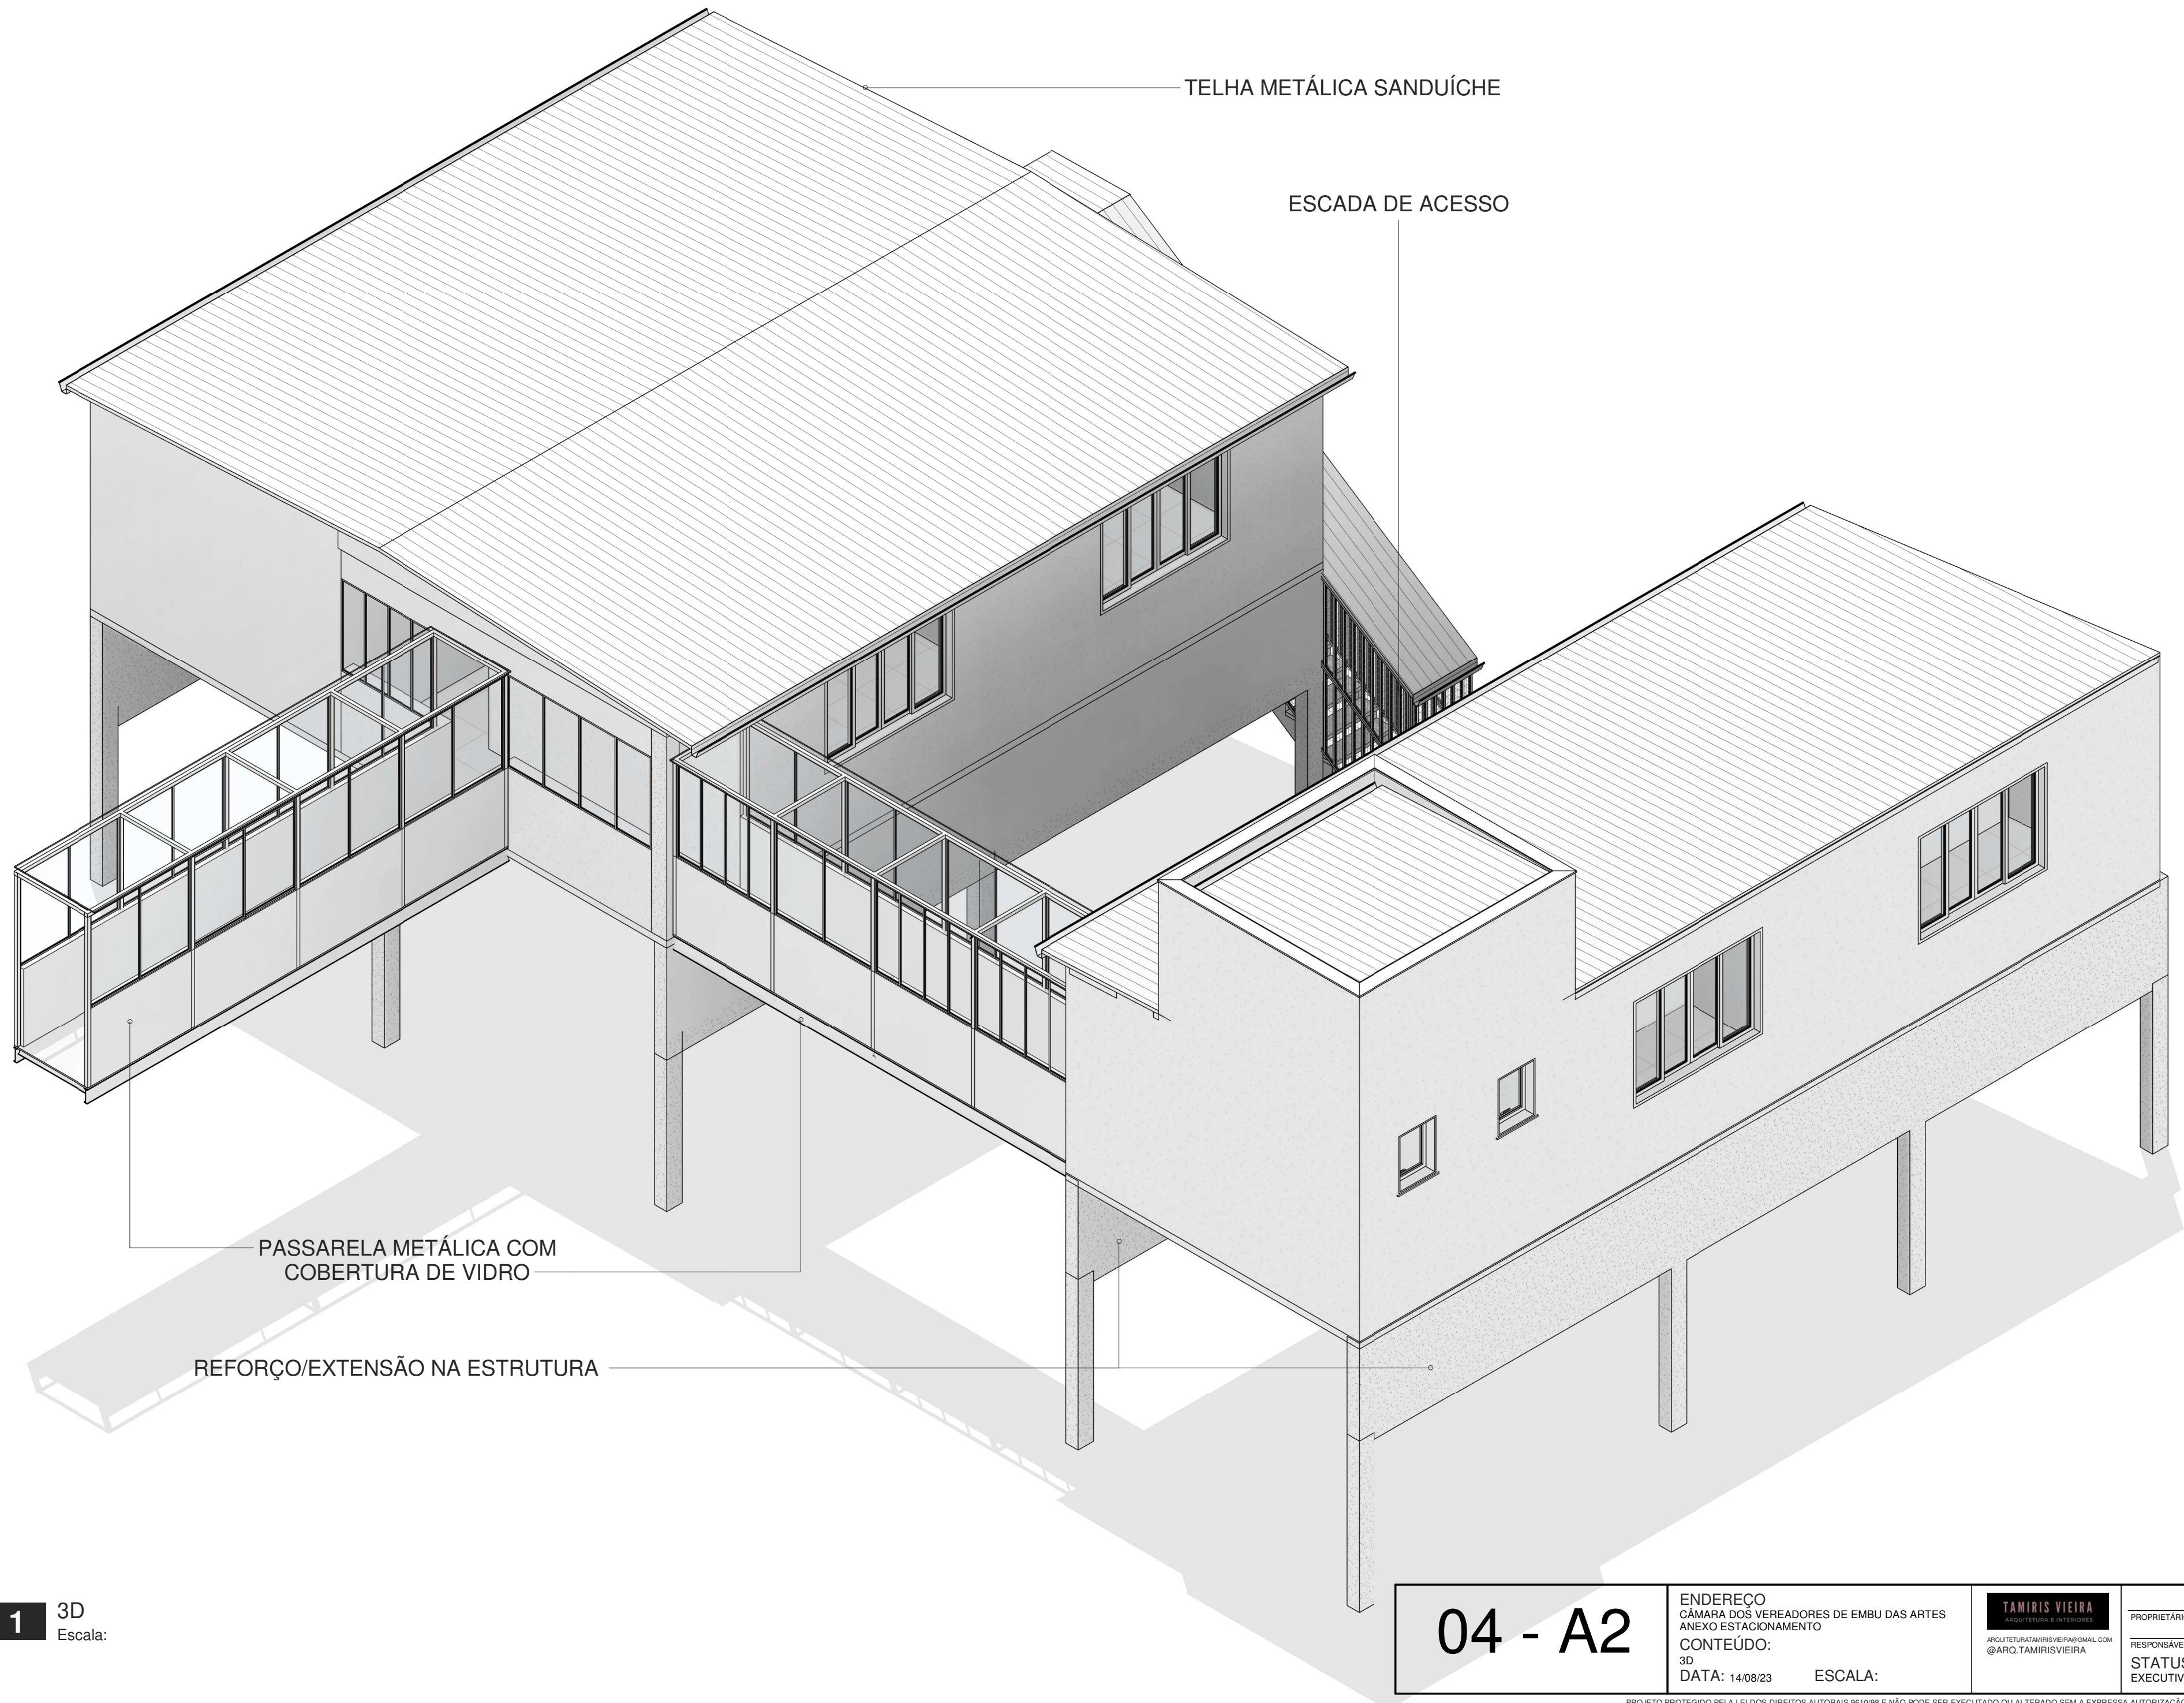

TELHA METÁLICA SANDUÍCHE

ESCADA DE ACESSO

PASSARELA METÁLICA COM
COBERTURA DE VIDRO

REFORÇO/EXTENSÃO NA ESTRUTURA

1

3D
Escala:


04 - A2

ENDEREÇO
CÂMARA DOS VEREADORES DE EMBU DAS ARTES
ANEXO ESTACIONAMENTO
CONTEÚDO:
3D
DATA: 14/08/23
ESCALA:


TAMIRIS VIEIRA
ARQUITETURA E INTERIORES
ARQUITETUTAMIRISVIEIRA@GMAIL.COM
@ARQ.TAMIRISVIEIRA

PROPRIETÁRIO
RESPONSÁVEL TÉCNICO
STATUS:
EXECUTIVO


PROJETO PROTEGIDO PELA LEI DOS DIREITOS AUTORAIS 9610/98 E NÃO PODE SER EXECUTADO OU ALTERADO SEM A EXPRESSA AUTORIZAÇÃO DO AUTOR.

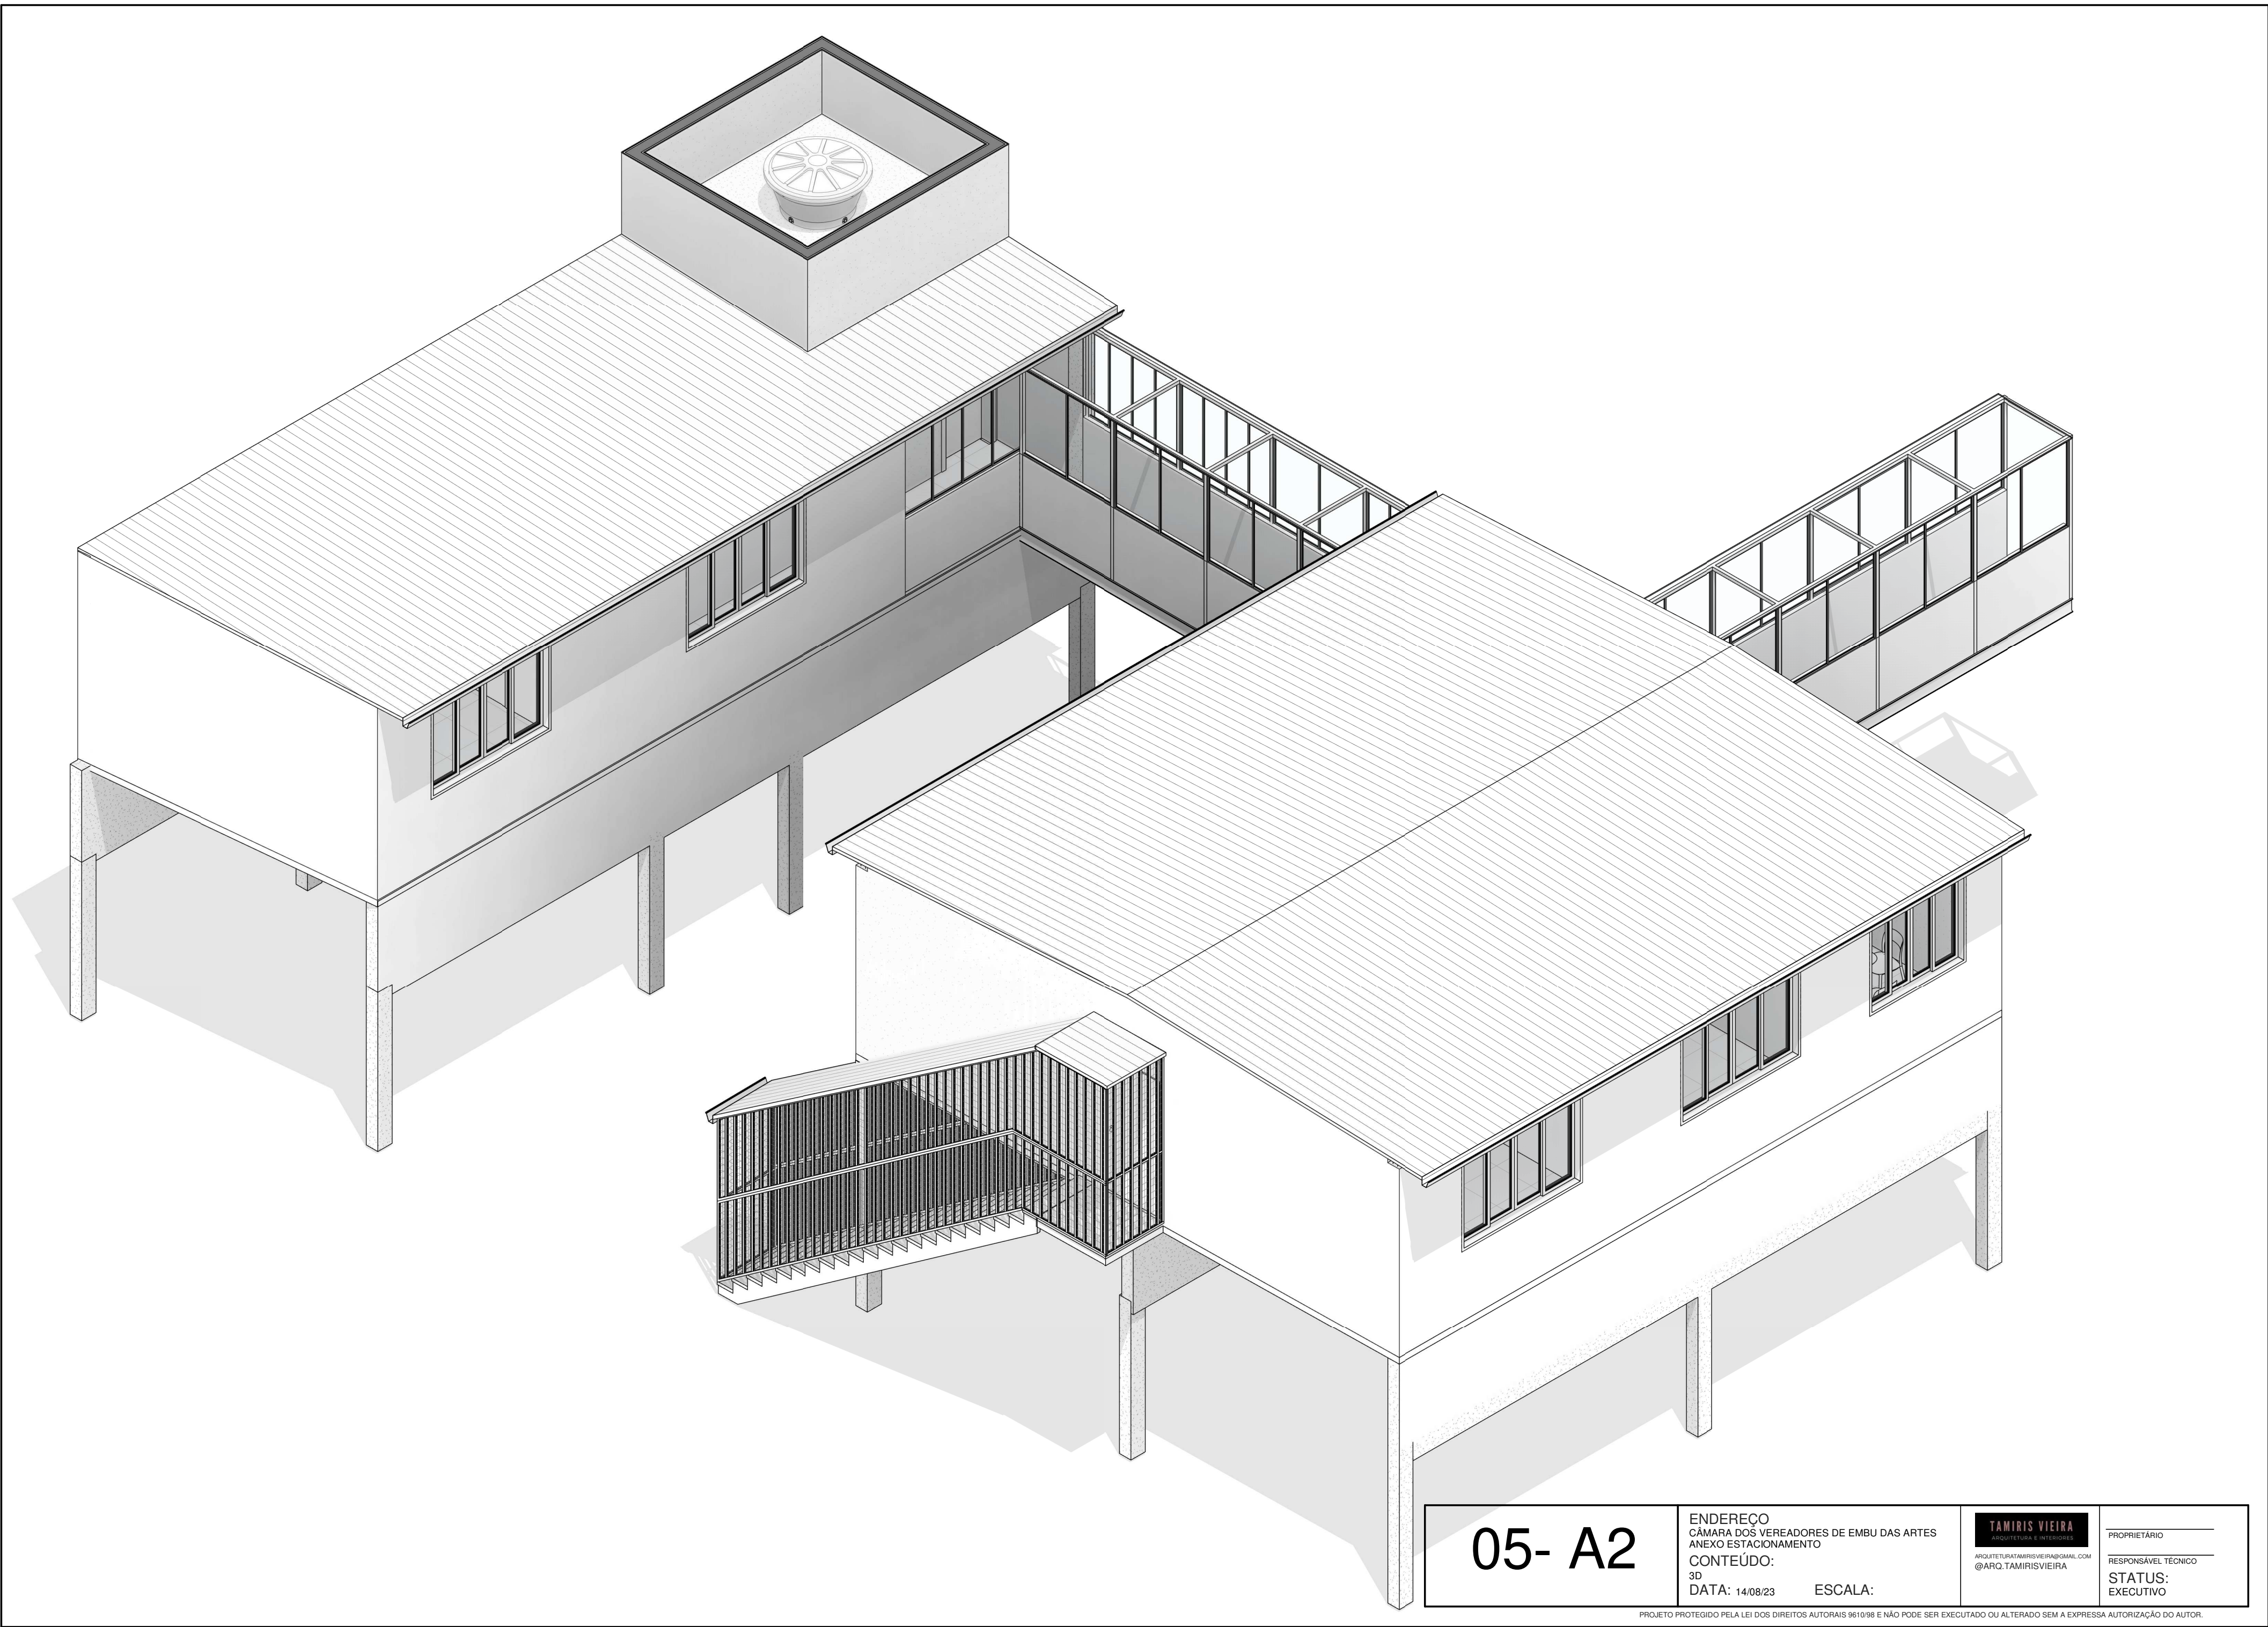


05- A2	ENDEREÇO CÂMARA DOS VEREADORES DE EMBU DAS ARTES ANEXO ESTACIONAMENTO	 ARQUITETURA TAMIRES VIEIRA@GMAIL.COM @ARQ.TAMIRISVIEIRA	PROPRIETÁRIO _____
	CONTEÚDO: 3D DATA: 14/08/23		RESPONSÁVEL TÉCNICO _____ STATUS: EXECUTIVO

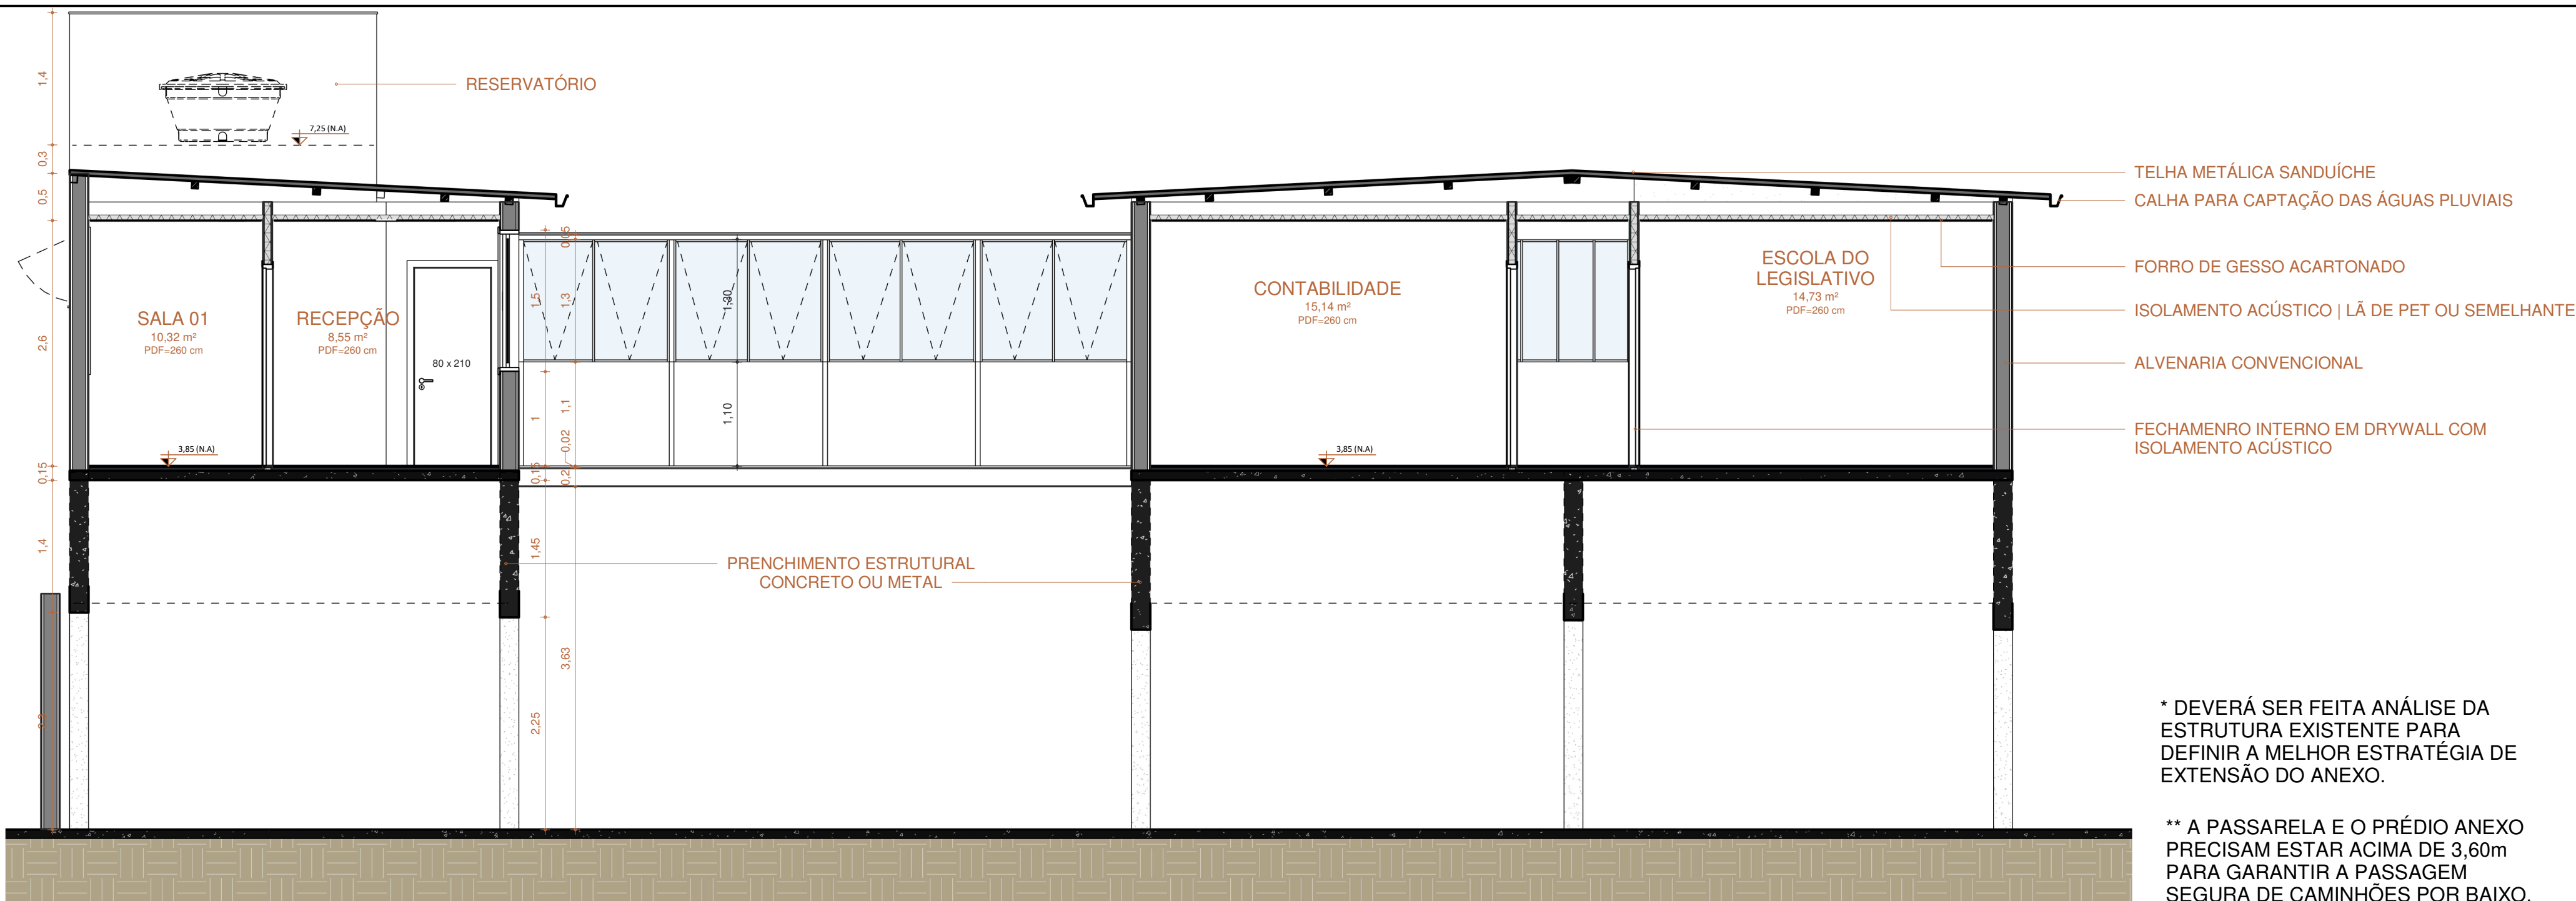

1 CORTE AA
Escala: 1 : 50

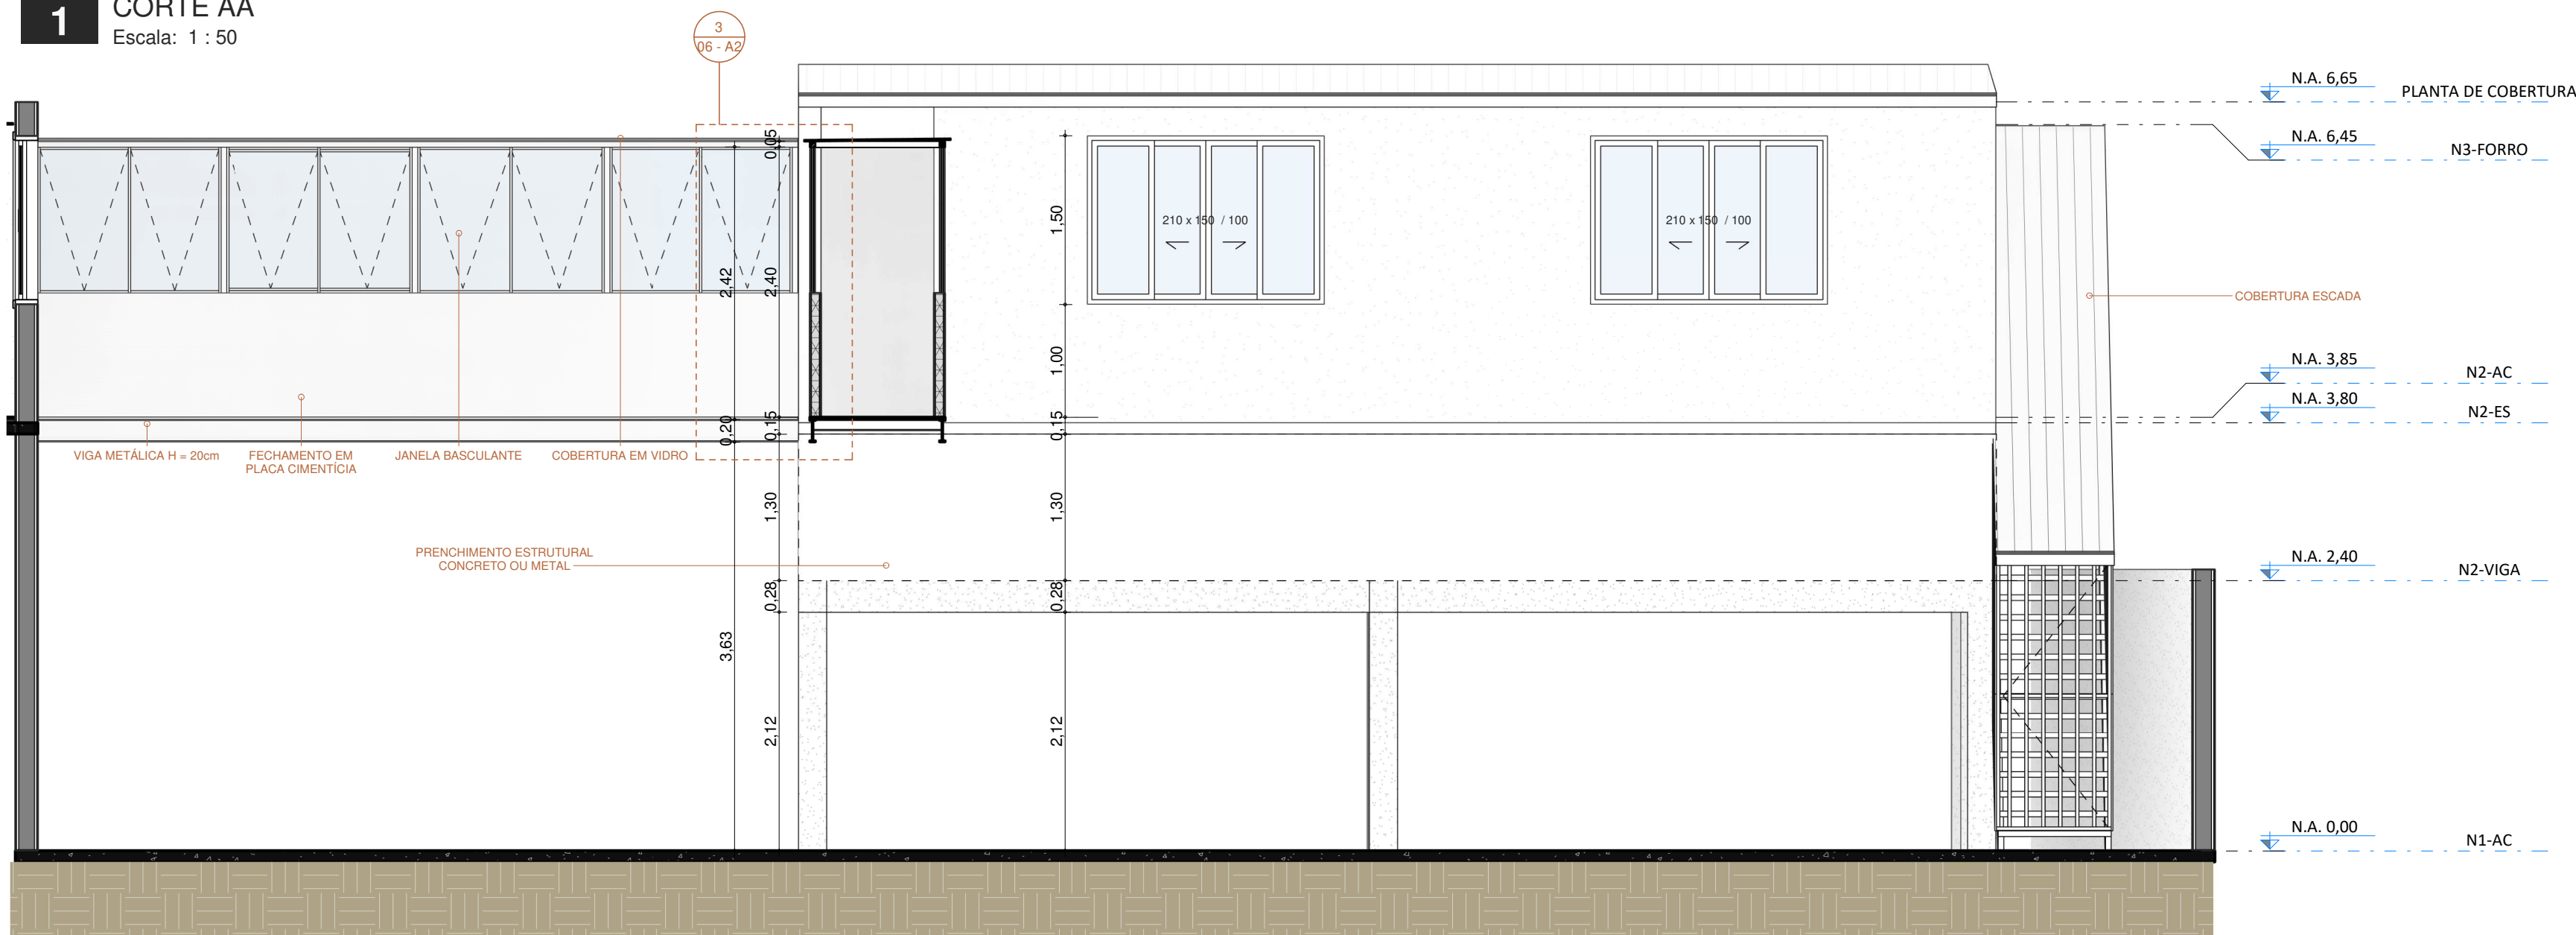



2 CORTE B
Escala: 1 : 50

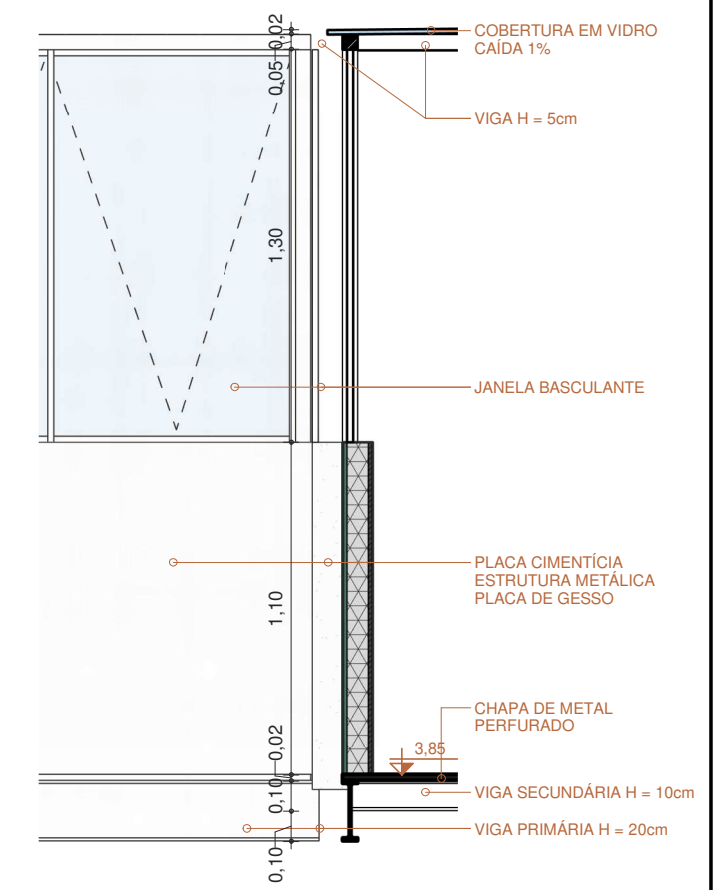

3 DETALHE PASSARELA
Escala: 1 : 25

06 - A2	ENDEREÇO CÂMARA DOS VEREADORES DE EMBU DAS ARTES ANEXO ESTACIONAMENTO	TAMIRIS VIEIRA ARQUITETURA E INTERIORES ARQUITETUTATAMIRISVIEIRA@GMAIL.COM @ARQ.TAMIRISVIEIRA	PROPRIETÁRIO
	CONTEÚDO: CORTES DATA: 14/08/23		RESPONSÁVEL TÉCNICO
	ESCALA: Como indicado		STATUS: EXECUTIVO

 

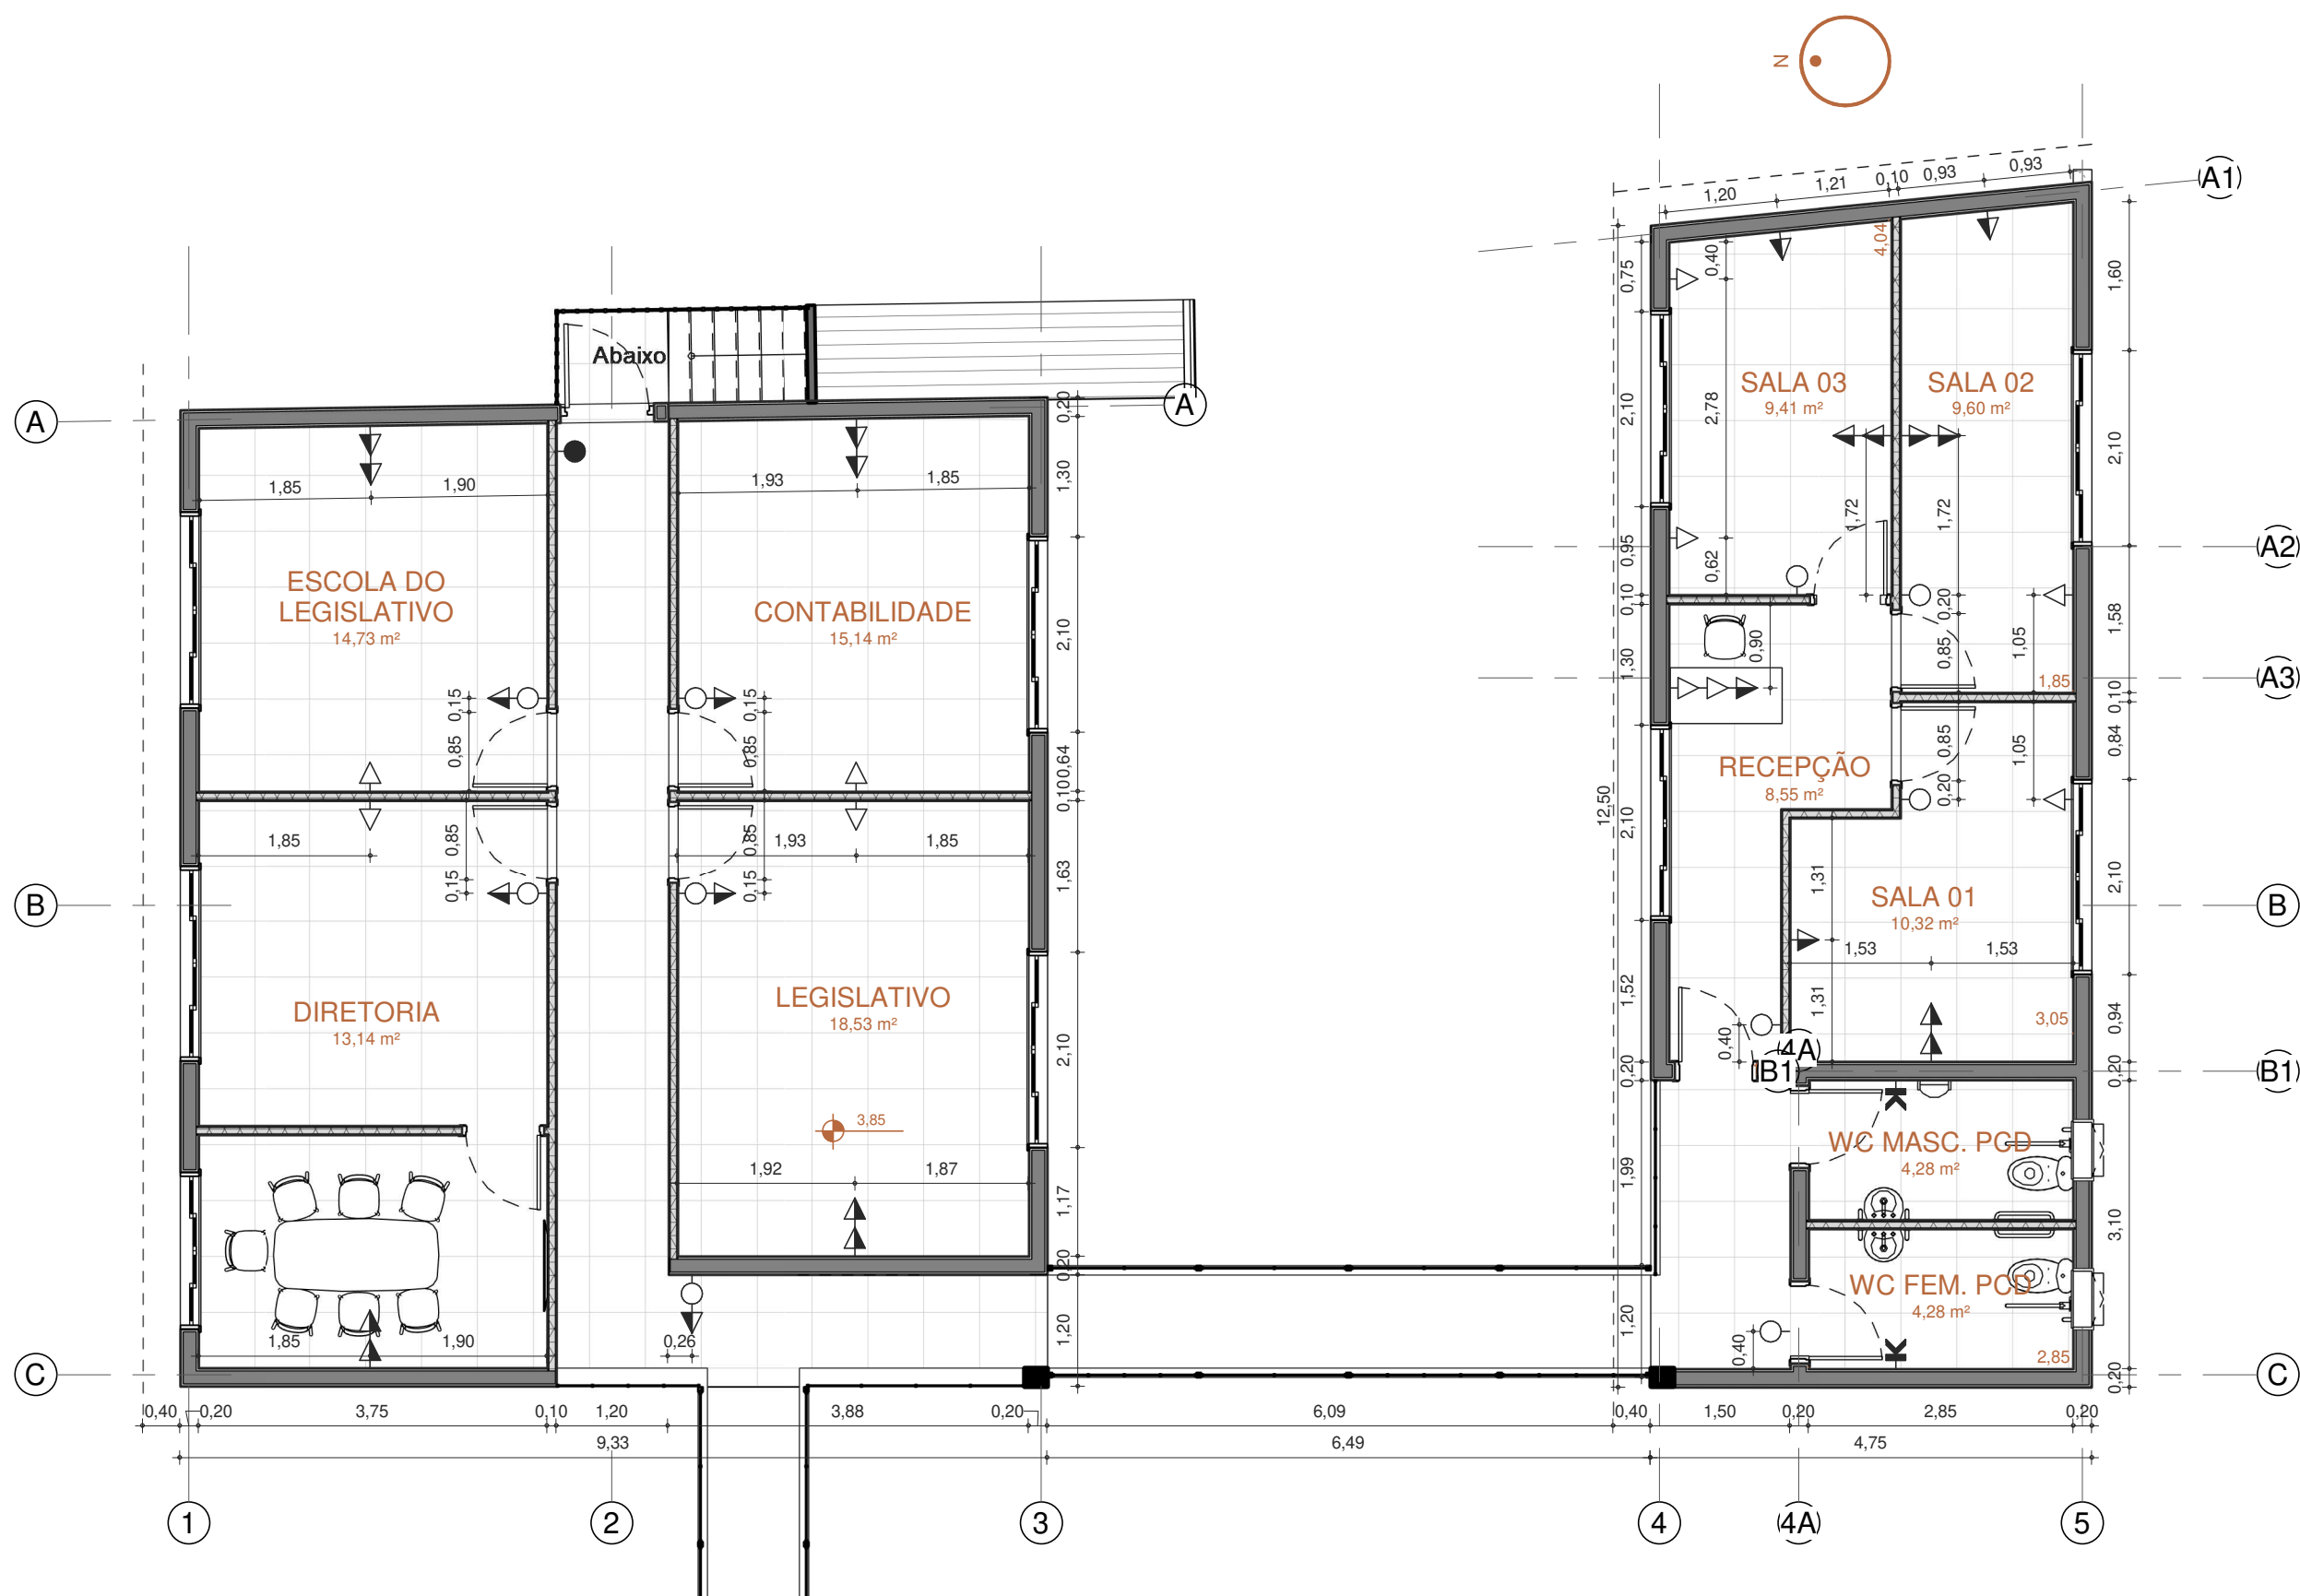


1 N2 PONTOS ELÉTRICOS

Escala: 1 : 75

LEGENDA PONTOS ELÉTRICOS	
Símbolo da Planta	Legenda
	Tomada simples baixa, a 30 cm do piso acabado.
	Tomada simples média, a 120 cm do piso acabado.
	Tomada 220v alta, a 200 cm do piso acabado.
	Interruptor simples, a 120 cm do piso acabado.
	Interruptor paralelo, a 120 cm do piso acabado.
	Saída para cabo de Rede
	Sensor de Presença

*PREVER PONTOS DE ALIMENTAÇÃO PARA VEÍCULOS ELÉTRICOS NO ESTACIONAMENTO

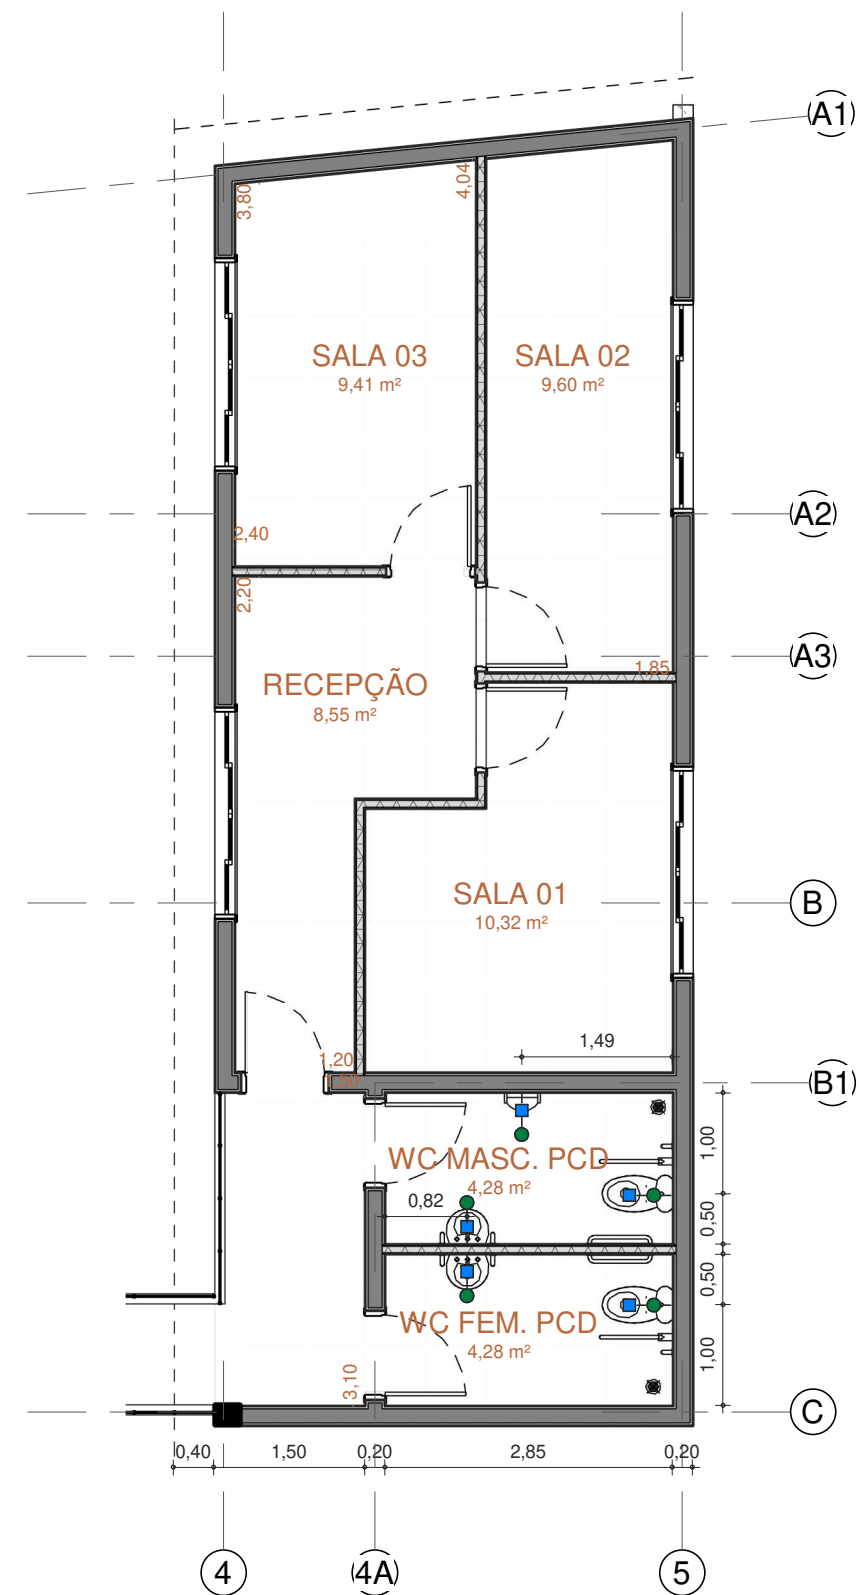

2 N2 PONTOS HIDRAULICOS

Escala: 1 : 75

LEGENDA PONTOS HIDRÁULICOS		
Vista	Símbolo da Planta	Legenda
		Ponto de Água Fria (AF)
		Ponto de Registro (RG AQ AF)
		Ponto de Água Quente (AQ)
		Ponto de Esgoto (ES)
		Ralo

08 - A2

ENDEREÇO
CÂMARA DOS VEREADORES DE EMBU DAS ARTES
ANEXO ESTACIONAMENTO
CONTEÚDO:
PONTOS ELÉTRICOS E HIDRÁULICOS
DATA: 14/08/23 ESCALA: Como indicado

TAMIRIS VIEIRA
ARQUITETURA E INTERIORES
ARQUITETUTATAMIRISVIEIRA@GMAIL.COM
@ARQ.TAMIRISVIEIRA

PROPRIETÁRIO
RESPONSÁVEL TÉCNICO
STATUS:
EXECUTIVO

PROJETO PROTEGIDO PELA LEI DOS DIREITOS AUTORAIS 9610/98 E NÃO PODE SER EXECUTADO OU ALTERADO SEM A EXPRESSA AUTORIZAÇÃO DO AUTOR.



1 PLANTA DE FORRO
Escala: 1 : 75

TABELA DE LUMINÁRIAS						
QTD.	Descrição	Fabricante	Acab.	Potência	Cor	Local
Integrados						
18	Painel Embutido quadrado	Stella	Branco	24 W	4000 K	Anexo
Total geral: 18						

TABELA DE FITAS DE LED E FONTES NECESSÁRIAS (Por Ambiente)						
QTD.	TIPO DA LÂMPADA	DADOS DA FITA	POTÊNCIA	Cor	COMP. (cm)	Comentários de tipos
6	Fita de LED 12V	4000 K / IRC>70 / 450 lm/m	5 W	4000 K	6,69 m	Perfil acrílico sobrepor
6					6,69 m	

FORROS - LEVANTAMENTO DE MATERIAL				
DESCRIÇÃO	MODELO	ÁREA	Altura	Local
Placa de gesso resistente a umidade (ST)	Acartonado tabicado	133,54 m²	2,6	Anexo
Vidro Laminado	8mm	17,21 m²	2,4	Anexo
Total geral: 14		150,74 m²		

09 - A2

ENDEREÇO

CÂMARA DOS VEREADORES DE EMBU DAS ARTES

ANEXO ESTACIONAMENTO

CONTEÚDO:

PLANTA DE FORRO

DATA: 14/08/23

ESCALA: 1 : 75

TAMIRIS VIEIRA

ARQUITETURA E INTERIORES

ARQUITETUTATAMIRISVIEIRA@GMAIL.COM

@ARQ.TAMIRISVIEIRA


PROPRIETÁRIO

RESPONSÁVEL TÉCNICO

STATUS:


EXECUTIVO

GABINETES

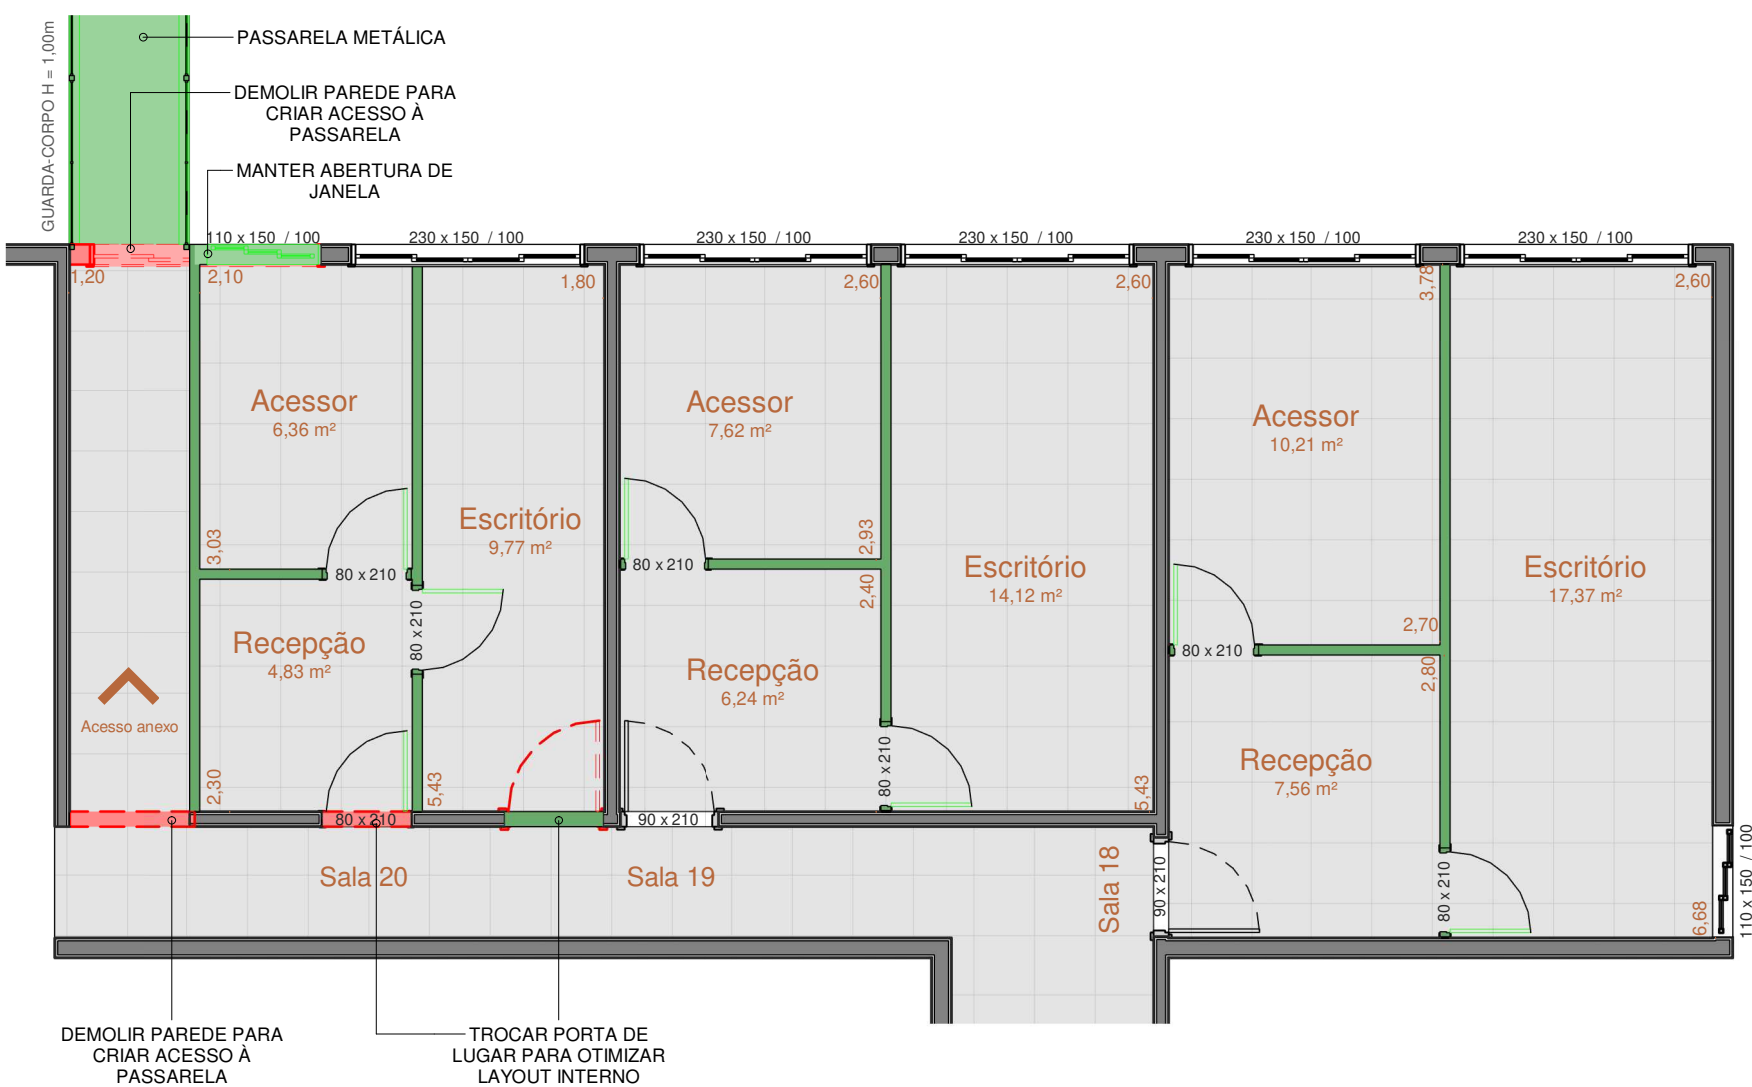


* DIVISÓRIAS INTERNAS CONCEBIDAS EM DRYWALL COM ISOLAMENTO ACÚSTICO

** INSTALAR SOLEIRA DE GRANITO ONDE HOUVER DEMOLIÇÃO DE ALVENARIA APARENTE

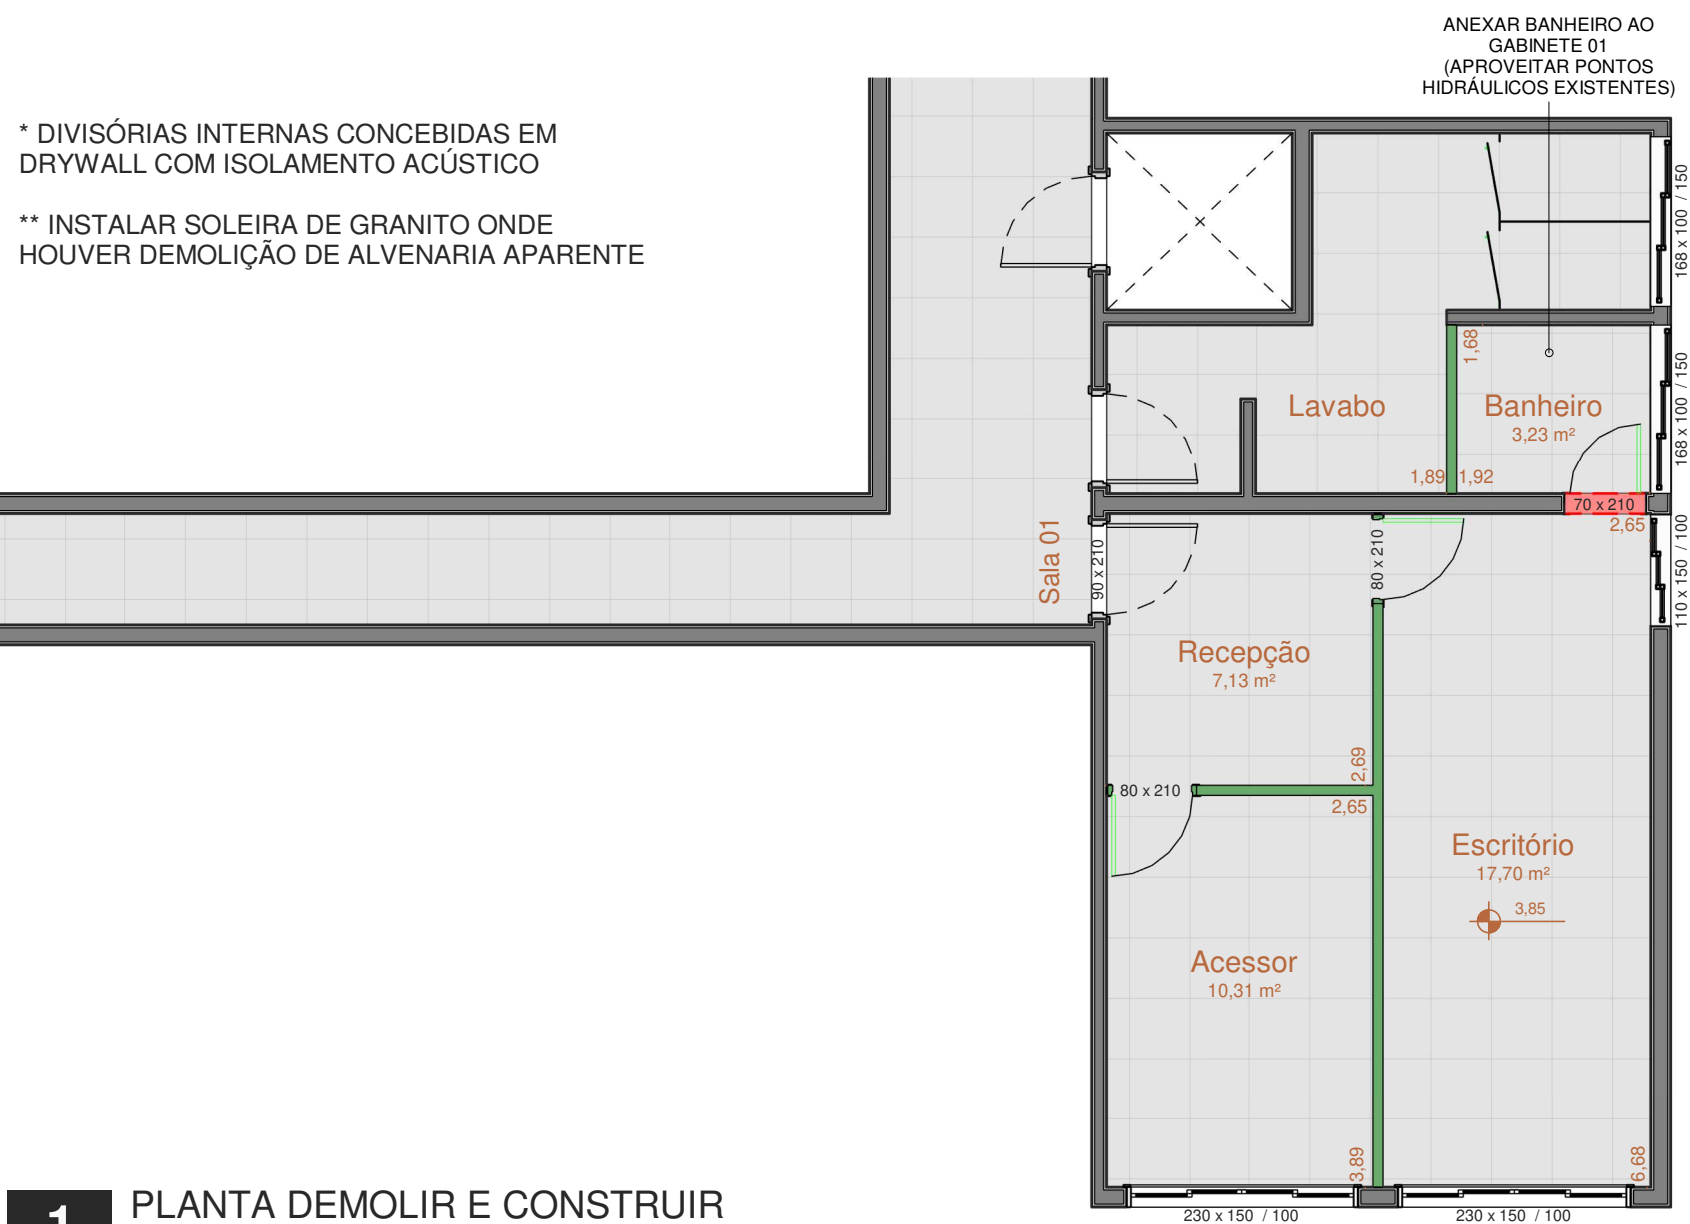


1 PLANTA DEMOLIR E CONSTRUIR
Escala: 1 : 75

TABELA DE PORTAS GABINETE						
QTD.	CÓD.	DESCRIÇÃO	ALTURA	LARGURA	Fase criada	Local
N2-AC						
10	P01	<varia>	2,10	<varia>	Construção nova	Gabinetes
Total geral: 10						

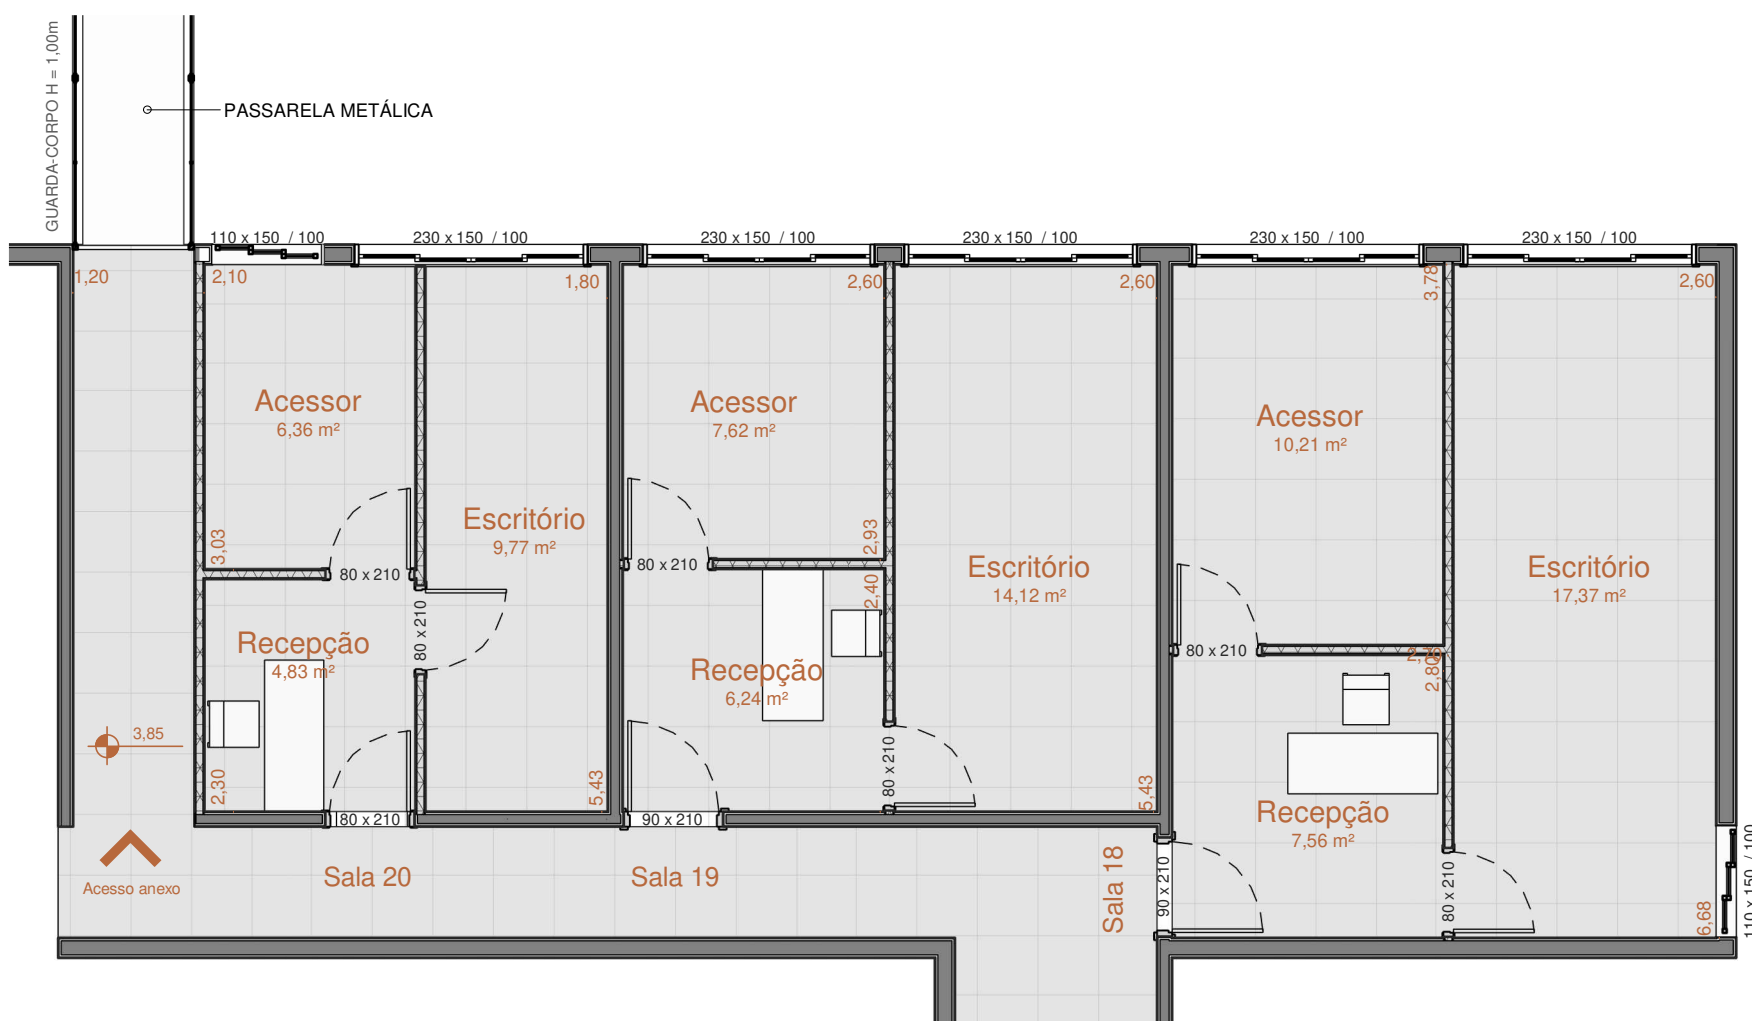

2 PLANTA GABINETES
Escala: 1 : 75

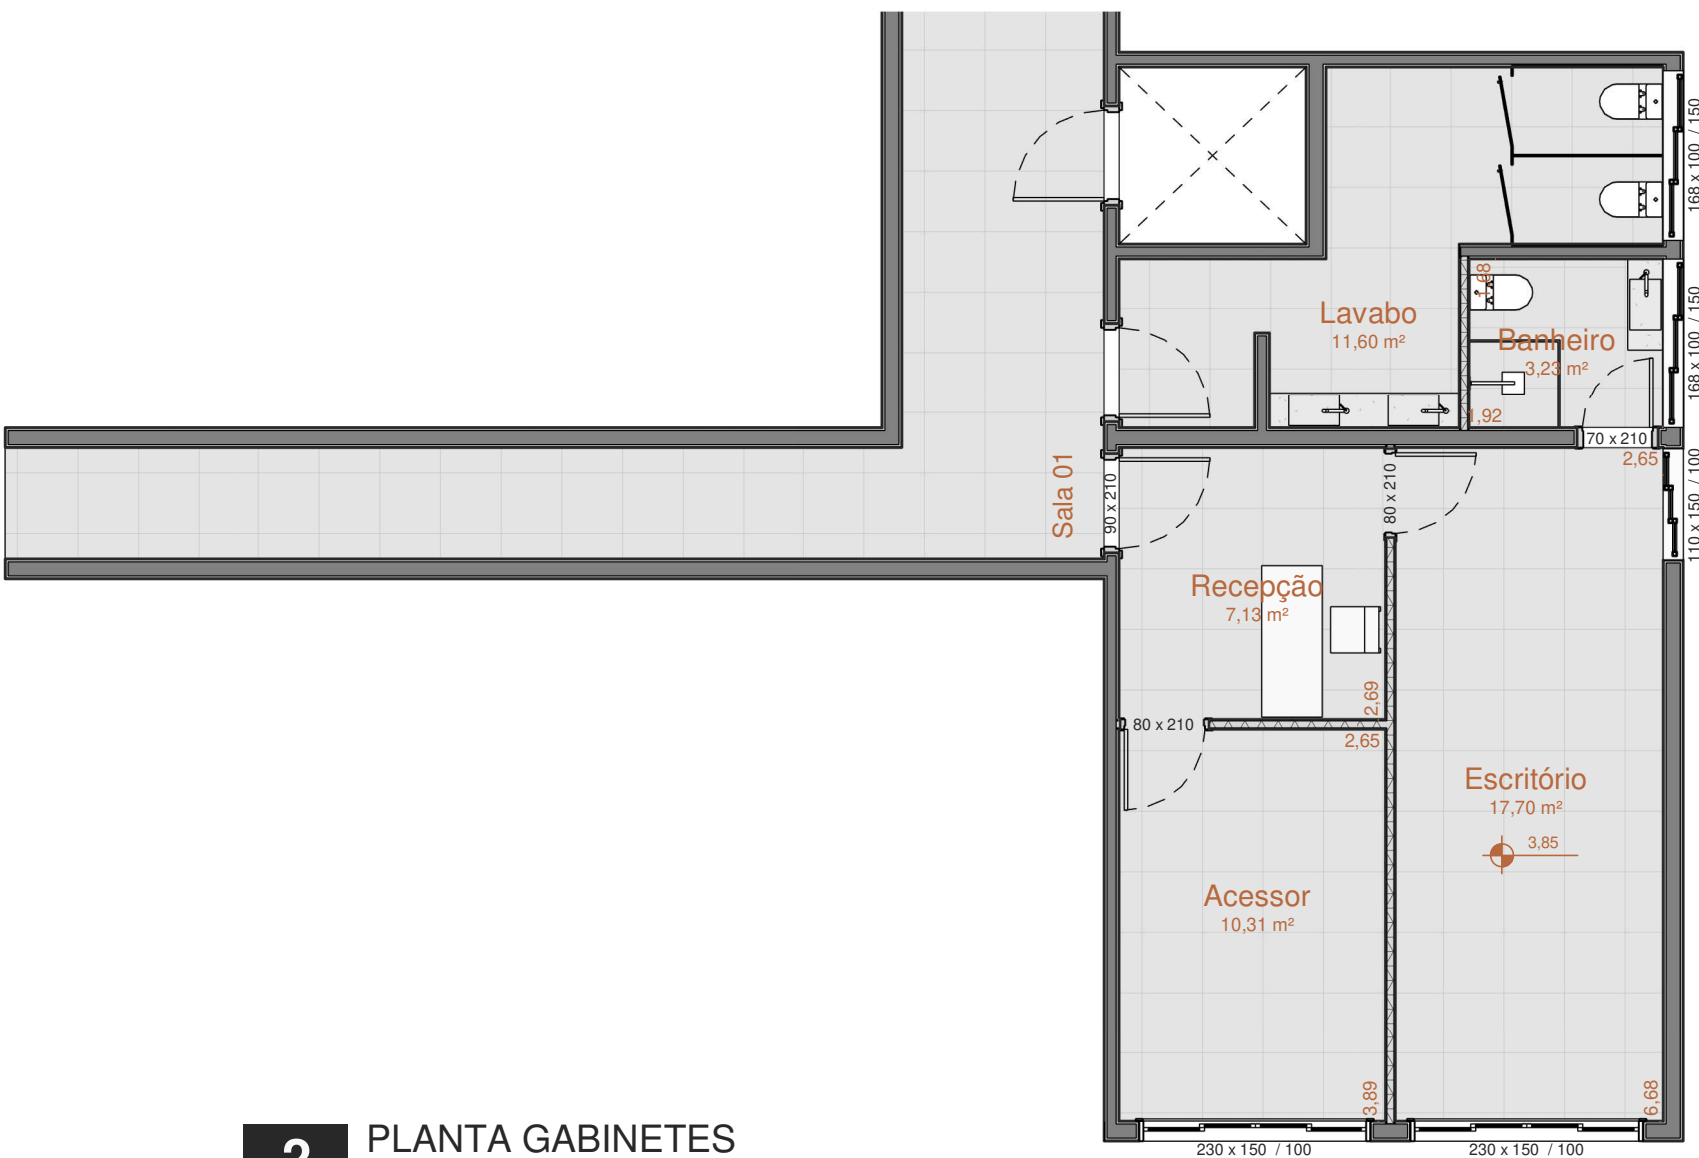


10 - A2

ENDEREÇO
CÂMARA DOS VEREADORES DE EMBU DAS ARTES
ANEXO ESTACIONAMENTO
CONTEÚDO:
PLANTA BAIXA GABINETES
DATA: 14/08/23 ESCALA: 1 : 75



TAMIRIS VIEIRA
ARQUITETURA E INTERIORES
ARQUITETUTATAMIRISVIEIRA@GMAIL.COM
@ARQ.TAMIRISVIEIRA

PROPRIETÁRIO
RESPONSÁVEL TÉCNICO
STATUS:
EXECUTIVO

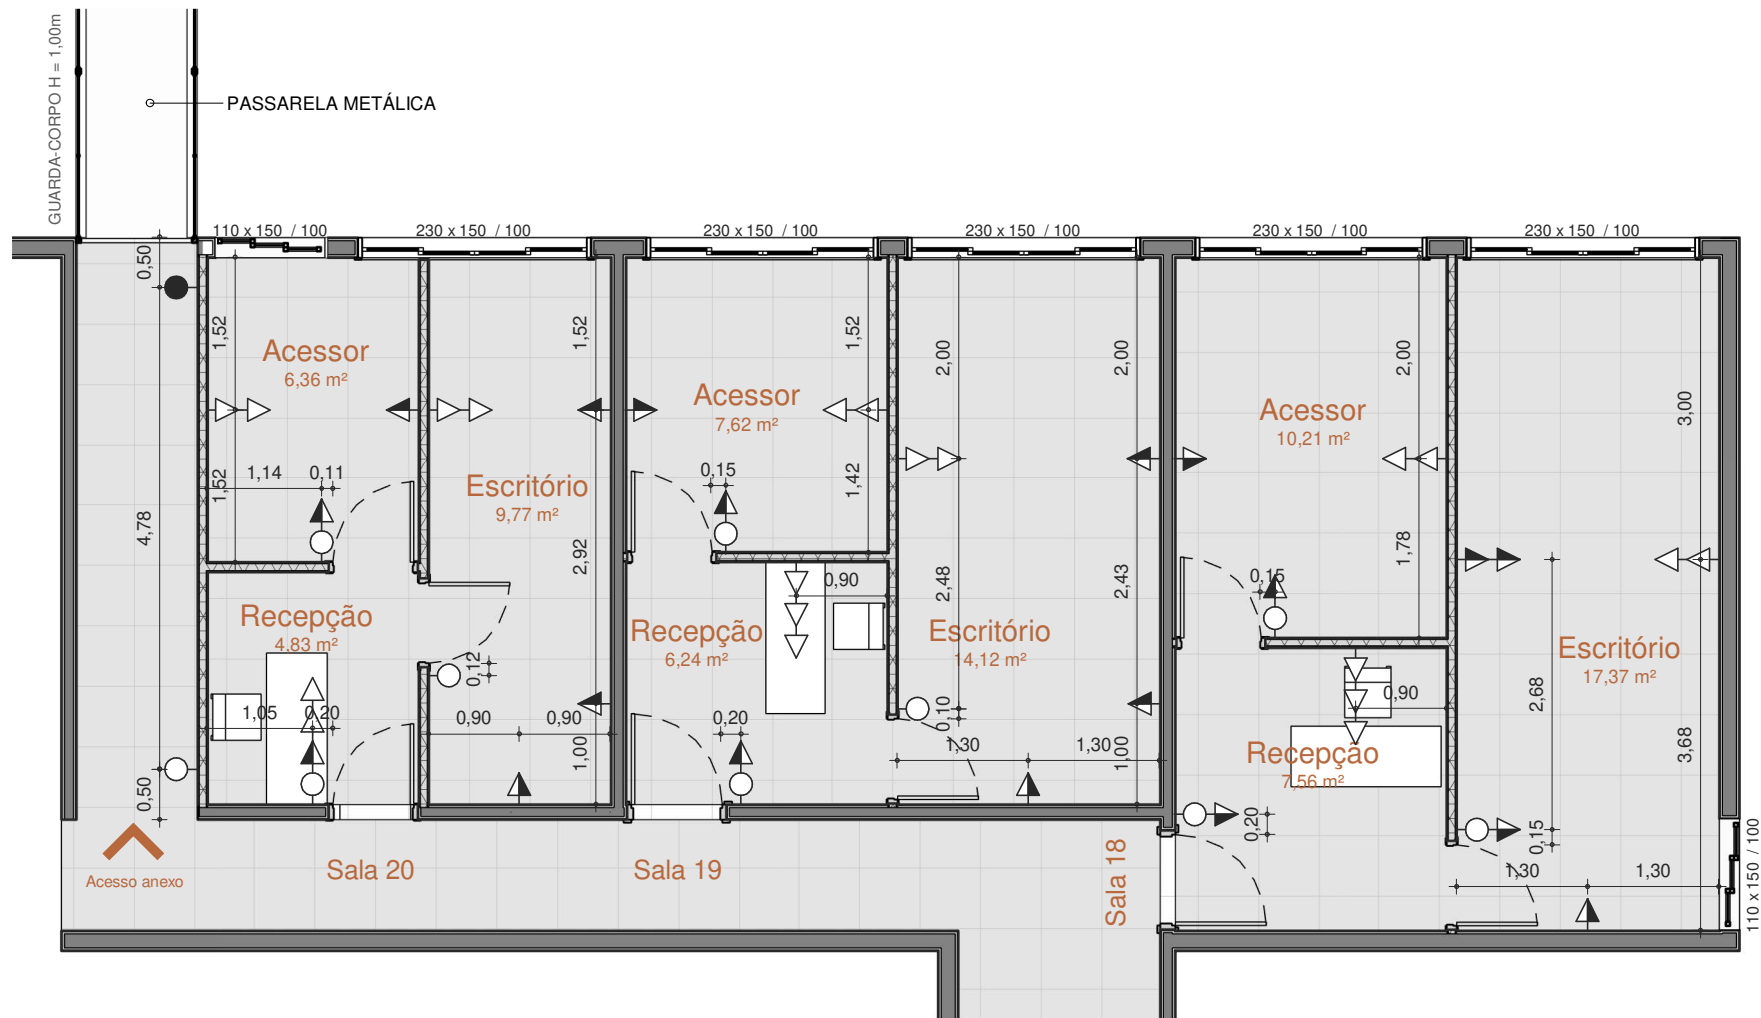

LEGENDA PONTOS ELÉTRICOS	
Símbolo da Planta	Legenda
	Tomada simples baixa, a 30 cm do piso acabado.
	Tomada simples média, a 120 cm do piso acabado.
	Tomada 220v alta, a 200 cm do piso acabado.
	Interruptor simples, a 120 cm do piso acabado.
	Interruptor paralelo, a 120 cm do piso acabado.
	Saída para cabo de Rede
	Sensor de Presença

LEGENDA PONTOS HIDRÁULICOS		
Vista	Símbolo da Planta	Legenda
		Ponto de Água Fria (AF)
		Ponto de Registro (RG AQ AF)
		Ponto de Água Quente (AQ)
		Ponto de Esgoto (ES)
		Ralo

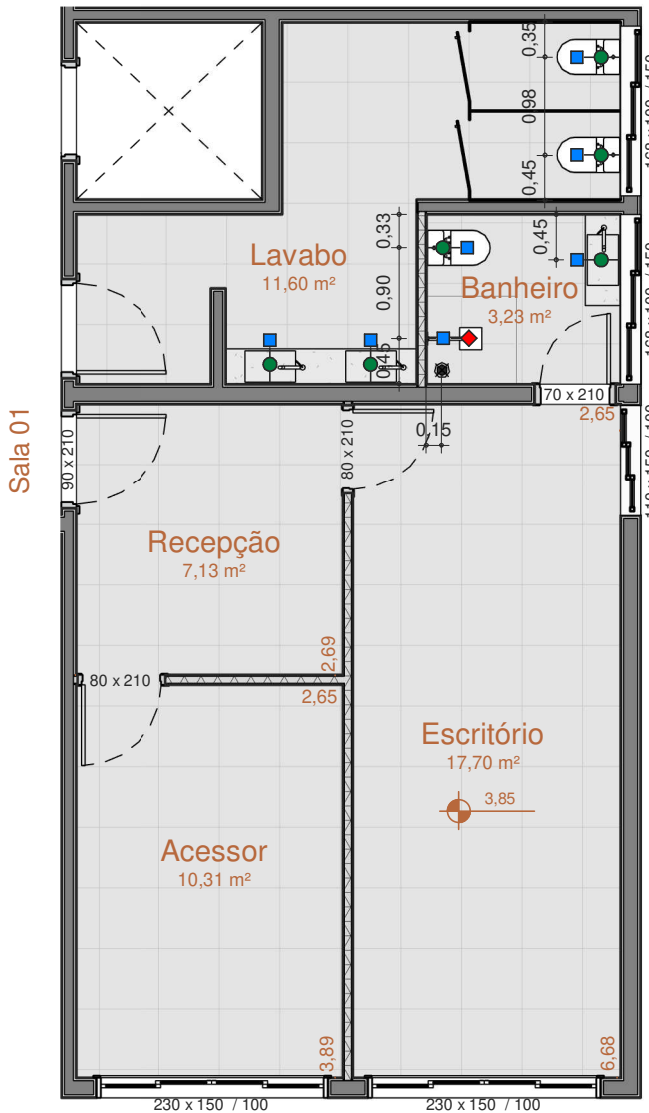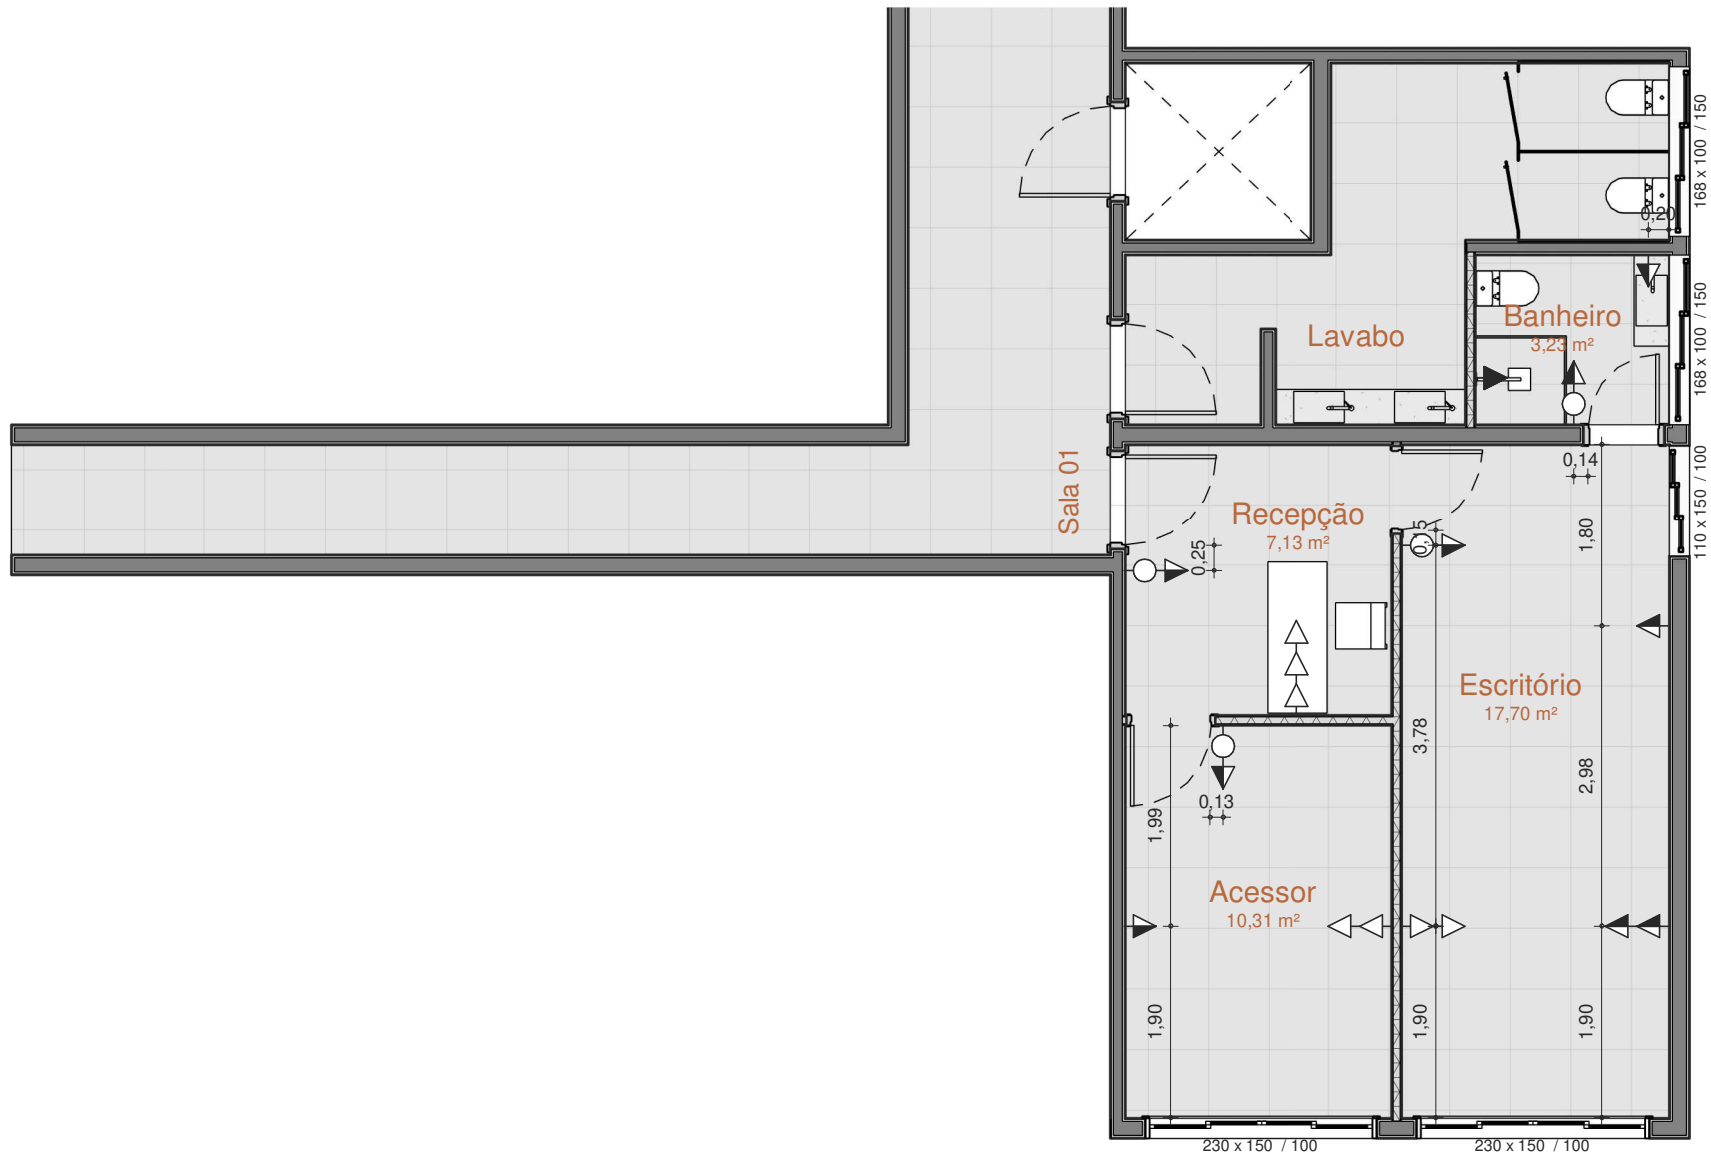

1 PONTOS ELÉTRICOS

Escala: 1 : 75

2 PONTOS HIDRÁULICOS


Escala: 1 : 75

11 - A2

ENDEREÇO
CÂMARA DOS VEREADORES DE EMBU DAS ARTES
ANEXO ESTACIONAMENTO
CONTEÚDO:
PONTOS HIDRÁULICOS E ELÉTRICOS GABINETES
DATA: 14/08/23 ESCALA: Como indicado

TAMIRIS VIEIRA
ARQUITETURA E INTERIORES
ARQUITETUTATAMIRISVIEIRA@GMAIL.COM
@ARQ.TAMIRISVIEIRA

PROPRIETÁRIO
RESPONSÁVEL TÉCNICO
STATUS:
EXECUTIVO

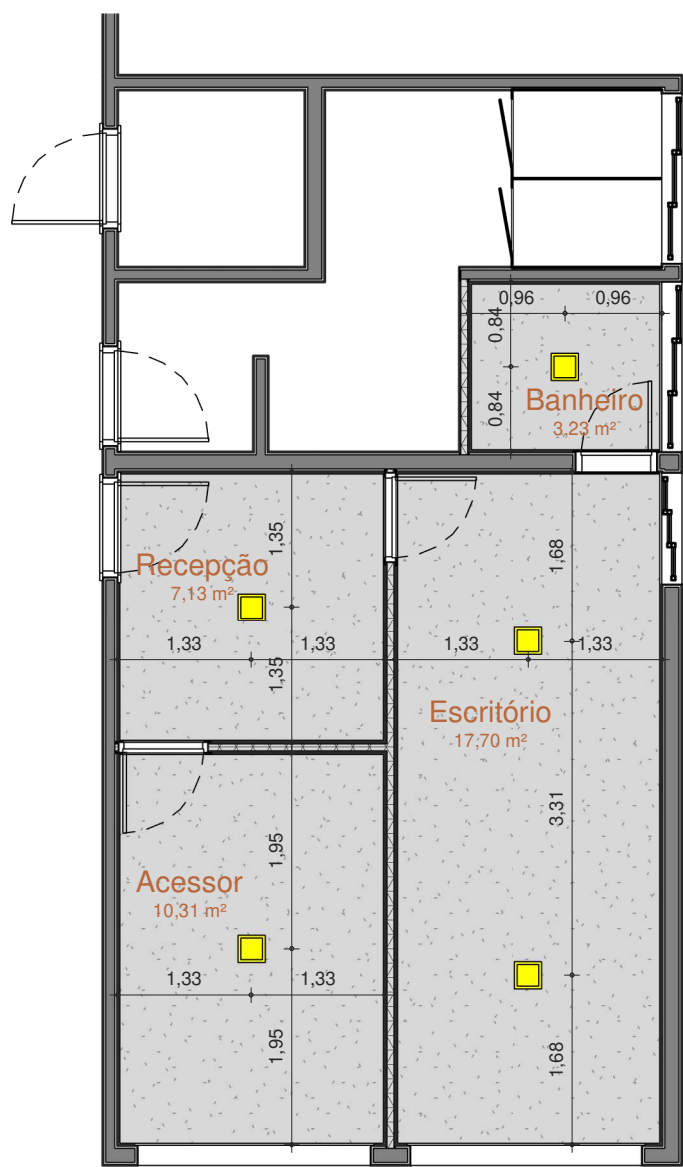

1 PLANTA DE FORRO

Escala: 1 : 75

FORROS - GABINETE				
DESCRIÇÃO	MODELO	ÁREA	Altura	Local
Placa de gesso resistente a umidade (ST)	Acartonado tabicado	124,78 m²	2,6	Gabinetes
Total geral: 14		124,78 m²		

TABELA DE LUMINÁRIAS GABINETE						
QTD.	Descrição	Fabricante	Acab.	Potência	Cor	Local
Integrados						
19	Painel Embutido quadrado	Stella	Branco	24 W	4000 K	Gabinetes
Total geral: 19						

12 - A2

ENDEREÇO

CÂMARA DOS VEREADORES DE EMBU DAS ARTES

ANEXO ESTACIONAMENTO

CONTEÚDO:

PLANTA DE FORRO GABINETES

DATA: 14/08/23

TAMIRIS VIEIRA

ARQUITETURA E INTERIORES

ARQUITETUTATAMIRISVIEIRA@GMAIL.COM

@ARQ.TAMIRISVIEIRA

PROPRIETÁRIO

RESPONSÁVEL TÉCNICO

STATUS:

EXECUTIVO